


POSTE INDIVIDUAL

POSTE COMPARTILHADO

PLANTA BAIXA – ENTRADAS DE ENERGIA

ESCALA 1:100

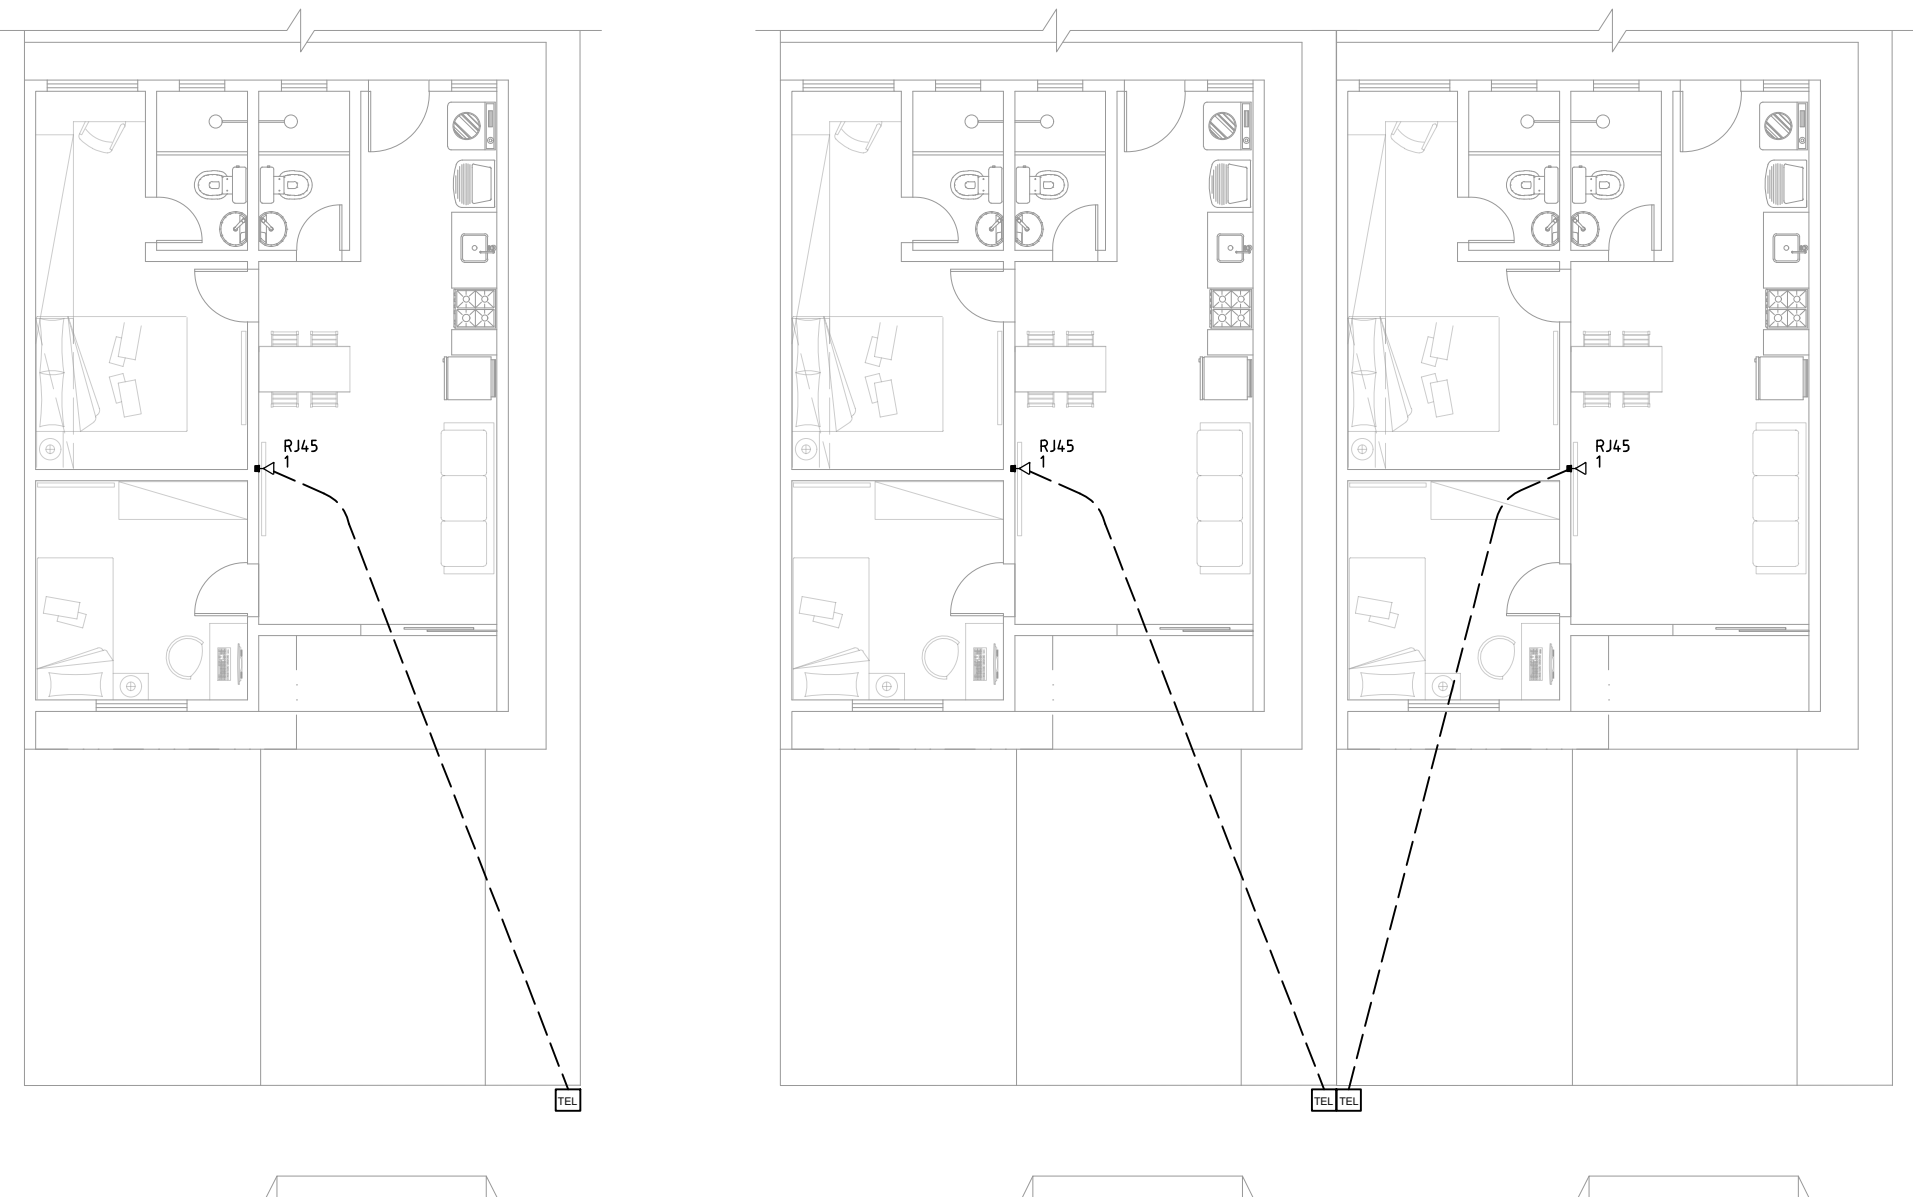

POSTE INDIVIDUAL

POSTE COMPARTILHADO

PLANTA BAIXA – ENTRADAS DE TELEFONE

ESCALA 1:100

DIMENSIONAMENTO – PADRÃO DE ENERGIA		
NORMA VIGENTE	DIS-NOR-030-REV05	
TENSÃO (V)	380/220	
TIPOLOGIA	Edificação Residencial	
CATEGORIA	M3	
CARGA INSTALADA (kW)	10,1 - 15	
DEMANDA (kVA)	-	
RAMAL DE DISTRIBUIÇÃO E CAIXA DE MEDIÇÃO		
ITEM	TIPO	DIM.
CAIXA DE MEDIÇÃO	Monofásica ou Polifásica	-
TIPO DE MEDIÇÃO	Direta	-
DISJUNTOR	Monopolar Termomagnético - norma DIN (Tipo C)	63A
CONDUTOR (mm²)	Cu Isol. PVC 0,6/1kV	F:16,0 - N:16,0 - T:16,0
	Cu Isol. XLPE/HEPR 0,6/1kV	F:16,0 - N:16,0 - T:16,0
ELETRODUTO (pol)	Eletroduto PVC Rígido	Distribuição: 1 1/4"
		Aterramento: 3/4"

Legenda	
	Caixa p/ telefonia
	Entrada de serviço
	Quadro de distribuição
	Quadro de medição
	Tomada RJ11 a 0,30m do piso

Legenda de condutos	
	Elétrica
	Piso

<div>PROPRIETÁRIA</div> <div></div> <div>CONSTRUTORA E INCORPORADORA</div> <div>VCA Construtora LTDA – ME</div>	VELLI RESIDENCIAL			
	INSTALAÇÕES ELÉTRICAS - CASA 2Q			
	ENTRADA DE ENERGIA			
	Nº DA FOLHA	REVISÃO	DATA	ESCALA
<div>LOCALIZAÇÃO</div> <div>ESTRADA VELHA DA BARRA, S/N</div> <div>FAZENDA REDENÇÃO, BAIRRO</div> <div>UNIVERSIDADE, VITÓRIA DA</div> <div>CONQUISTA-BA</div>	01/03	02	FEVEREIRO/2023	1/50
	RESPONSÁVEL TÉCNICO PEDRO DURVAL RIZZO ARAÚJO			
	ENG. CIVIL CREA 92.101D-BA			
	REVISÃO	MODIFICAÇÕES	DATA	DESENHO PROJETO APROVAÇÃO
DOCUMENTO	00	EMIÇÃO INICIAL	02/02/2023	LUIZ BRASIL LUIZ BRASIL RAFAEL FL.
	01	-	21/07/2023	LUIZ BRASIL LUIZ BRASIL RAFAEL FL.
	02	-	16/06/2024	LUIZ BRASIL LUIZ BRASIL RAFAEL FL.
	VELLIRES-INTEL-CASA2Q-PE-01-R02			