


POSTE INDIVIDUAL

POSTE COMPARTILHADO

PLANTA BAIXA – ENTRADAS DE ENERGIA

ESCALA 1:100

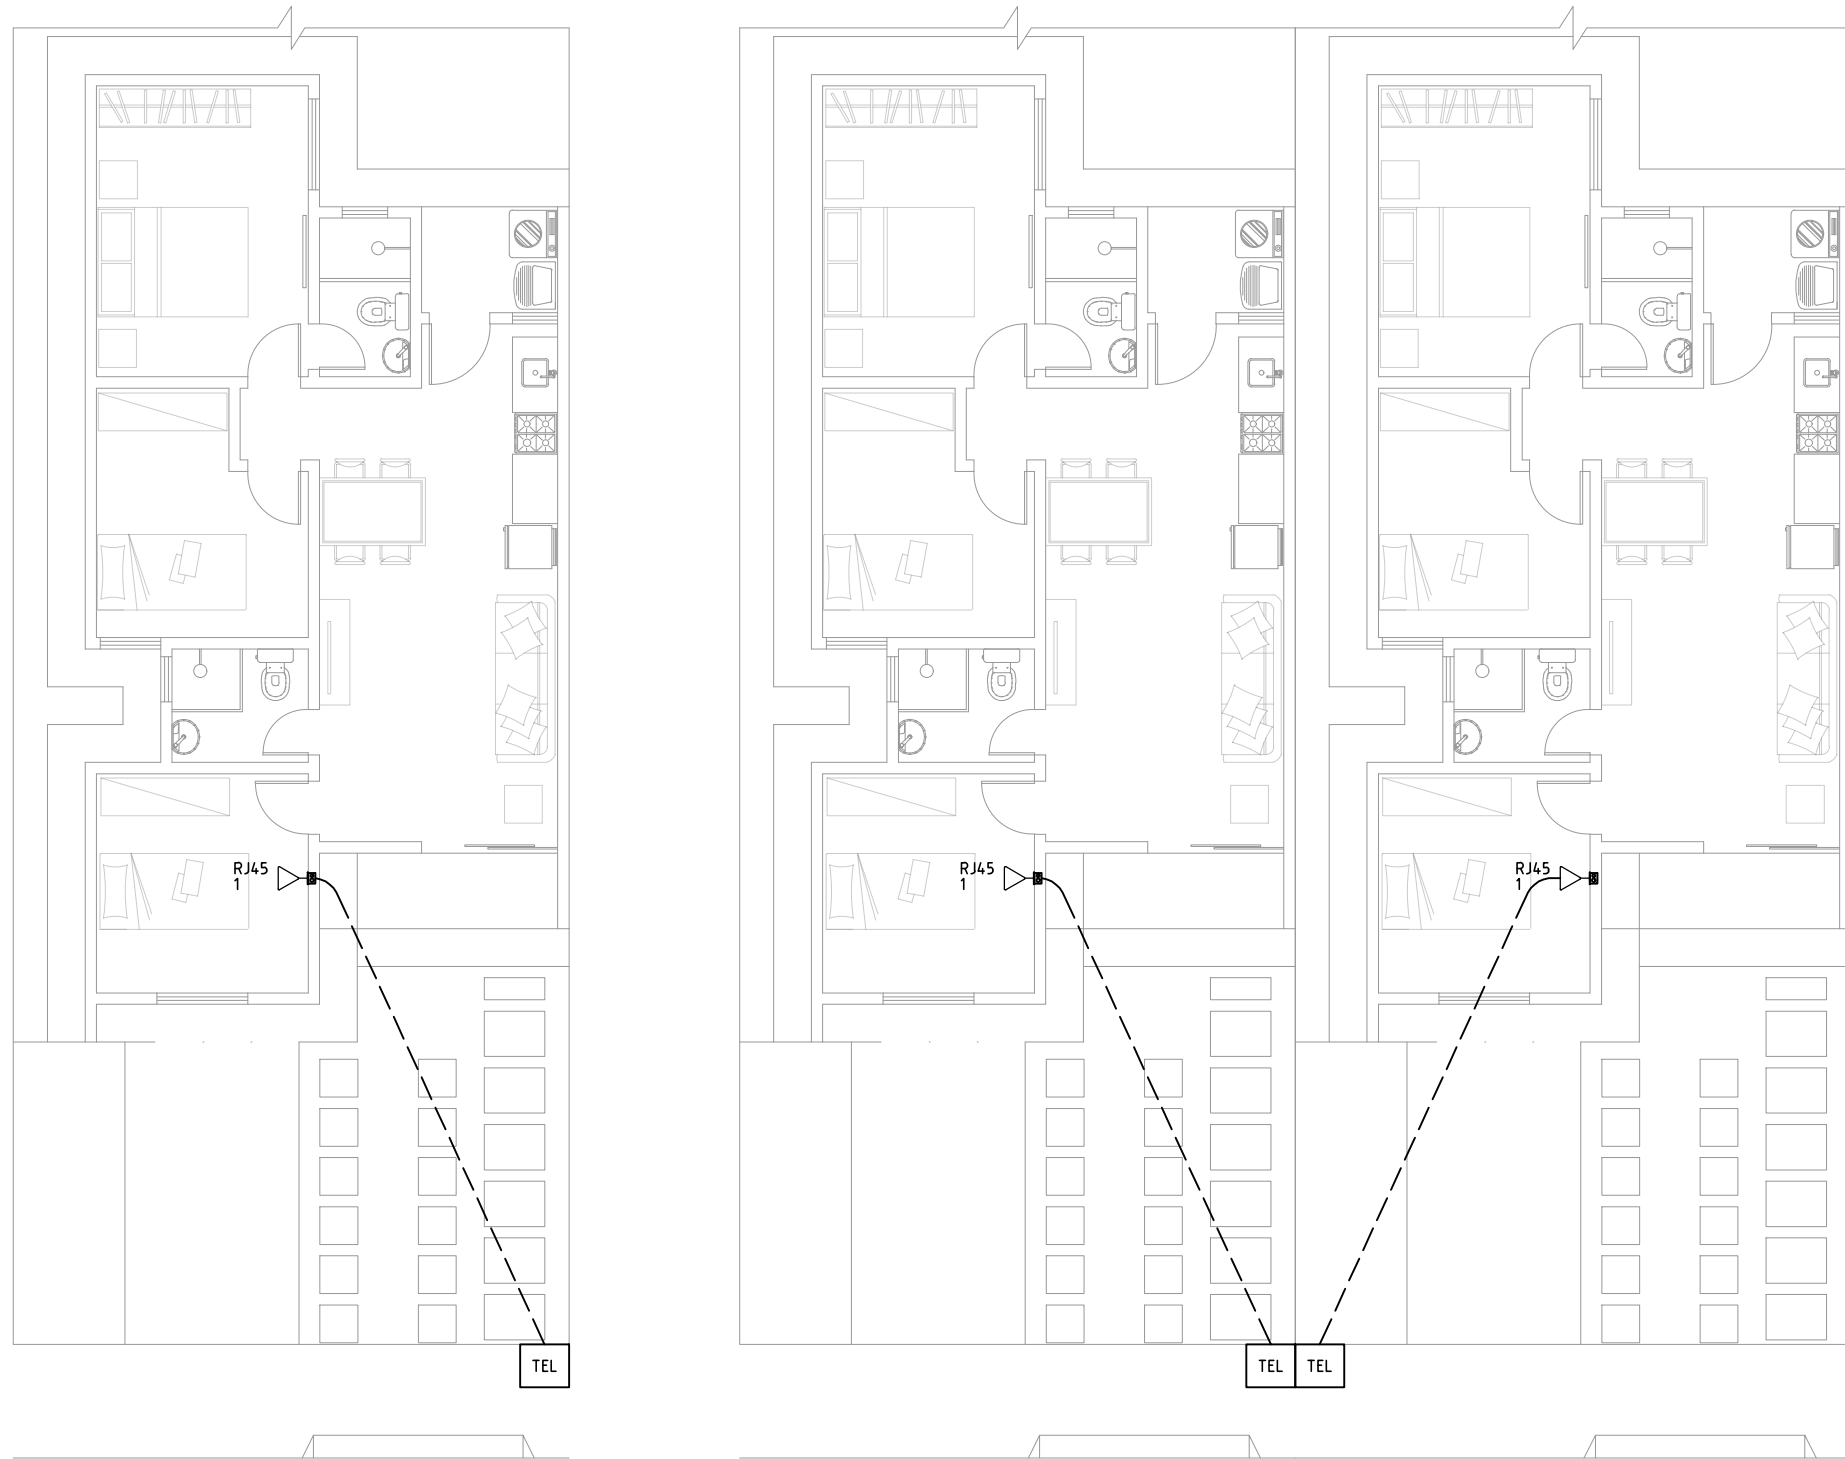

POSTE INDIVIDUAL

POSTE COMPARTILHADO


PLANTA BAIXA – ENTRADAS DE TELEFONE

ESCALA 1:100

DIMENSIONAMENTO - PADRÃO DE ENERGIA		
NORMA VIGENTE	DIS-NOR-030-REV05	
TENSÃO (V)	380/220	
TIPOLOGIA	Edificação Residencial	
CATEGORIA	M3	
CARGA INSTALADA (kw)	10,1 - 15	
DEMANDA (kVA)	-	
RAMAL DE DISTRIBUIÇÃO E CAIXA DE MEDIÇÃO		
ITEM	TIPO	DIM.
CAIXA DE MEDIÇÃO	Monofásica ou Polifásica	-
TIPO DE MEDIÇÃO	Direta	-
DISJUNTOR	Monopolar Termomagnético - norma DIN (Tipo C)	63A
CONDUTOR (mm²)	Cu Isol. PVC 0,6/1kV	F:16,0 - N:16,0 - T:16,0
	Cu Isol. XLPE/HEPR 0,6/1kV	F:16,0 - N:16,0 - T:16,0
ELETRODUTO (pol)	Eletroduto PVC Rígido	Distribuição: 1 1/4"
		Aterramento: 3/4"

Legenda	
	Caixa p/ telefonia
	Entrada de serviço
	Quadro de distribuição
	Quadro de medição
	Tomada RJ11 a 0,30m do piso

Legenda de condutos	
	Elétrica
	Piso

PROPRIETÁRIA		VELLI RESIDENCIAL				
 CONSTRUTORA E INCORPORADORA		AS-BUILT - INSTALAÇÕES ELÉTRICAS - CASA 3Q				
		ENTRADA DE ENERGIA				
Nº DA FOLHA		REVISÃO		DATA	ESCALA	
01/02		00		FEVEREIRO/2023	1/50	
VCA Construtora LTDA – ME						
LOCALIZAÇÃO		RESPONSÁVEL TÉCNICO				
ESTRADA VELHA DA BARRA, S/N		PEDRO DURVAL RIZZO ARAÚJO				
FAZENDA REDENÇÃO, BAIRRO		ENG. CIVIL				
UNIVERSIDADE, VITÓRIA DA		CREA 92.101D-BA				
CONQUISTA-BA						
		REVISÃO	MODIFICAÇÕES	DATA	DESENHO	PROJETO
		00	EMIÇÃO INICIAL	02/02/2023	LUIZ BRASIL	LUIZ BRASIL
		AB	AS BUILT	-	OBRA	RAFAEL FL.
DOCUMENTO						
VELLIRES-INTEL-CASA3Q-AB-01-R00						