


POSTE INDIVIDUAL

POSTE COMPARTILHADO

## PLANTA BAIXA – ENTRADAS DE ENERGIA

ESCALA 1:100

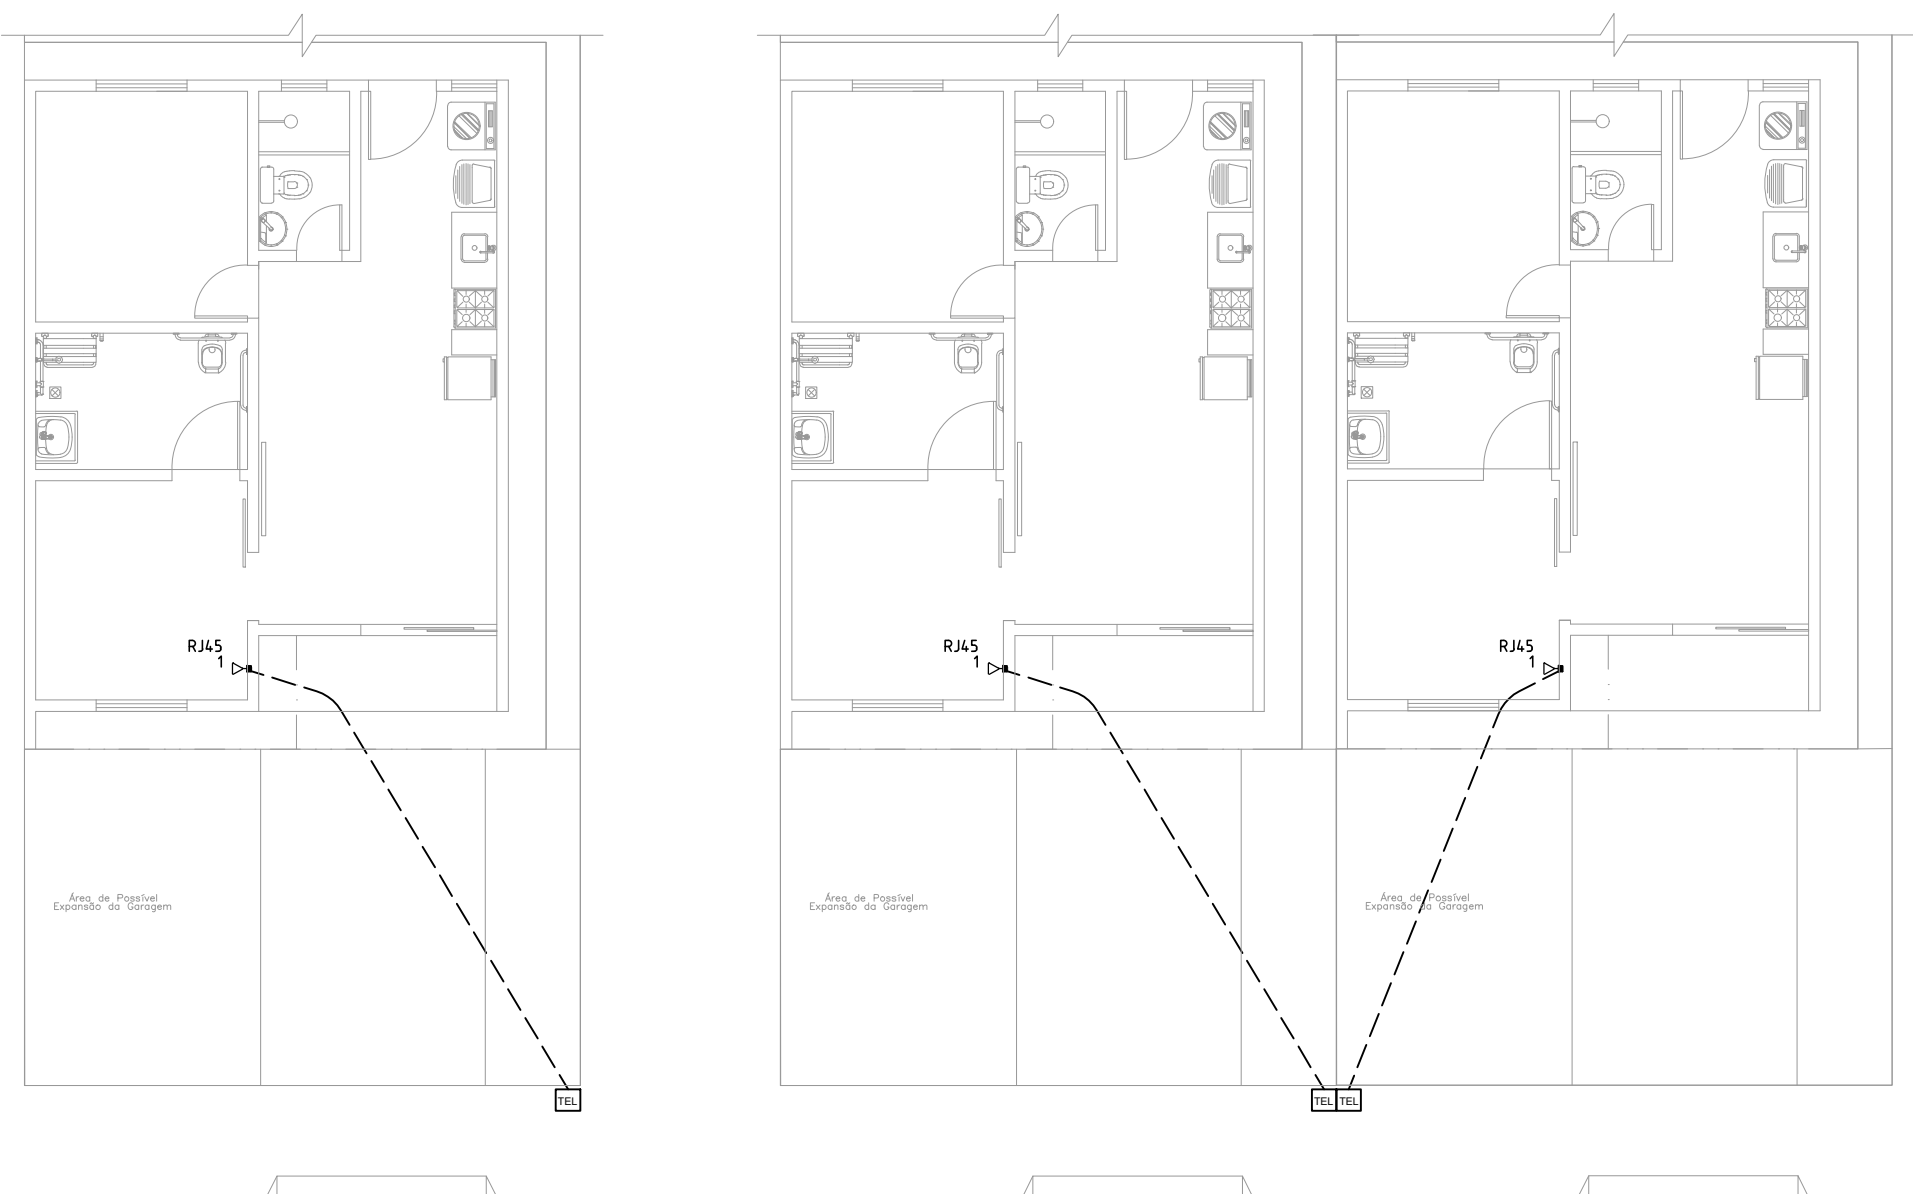

POSTE INDIVIDUAL

POSTE COMPARTILHADO

## PLANTA BAIXA – ENTRADAS DE TELEFONE

ESCALA 1:100

DIMENSIONAMENTO – PADRÃO DE ENERGIA		
NORMA VIGENTE	DIS-NOR-030-REV05	
TENSÃO (V)	380/220	
TIPOLOGIA	Edificação Residencial	
CATEGORIA	M3	
CARGA INSTALADA (kW)	10,1 - 15	
DEMANDA (kVA)	-	
RAMAL DE DISTRIBUIÇÃO E CAIXA DE MEDIÇÃO		
ITEM	TIPO	DIM.
CAIXA DE MEDIÇÃO	Monofásica ou Polifásica	-
TIPO DE MEDIÇÃO	Direta	-
DISJUNTOR	Monopolar Termomagnético - norma DIN (Tipo C)	63A
CONDUTOR (mm²)	Cu Isol. PVC 0,6/1kV	F:16,0 - N:16,0 - T:16,0
	Cu Isol. XLPE/HEPR 0,6/1kV	F:16,0 - N:16,0 - T:16,0
ELETRODUTO (pol)	Eletroduto PVC Rígido	Distribuição: 1 1/4"
		Aterramento: 3/4"

Legenda	
	Caixa p/ telefonia
	Entrada de serviço
	Quadro de distribuição
	Quadro de medição
	Tomada RJ11 a 0,30m do piso

Legenda de condutos	
	Elétrica
	Piso

<div>PROPRIETÁRIA</div> <div></div> <div>CONSTRUTORA E INCORPORADORA</div> <div>VCA Construtora LTDA – ME</div>	VELLI RESIDENCIAL			
	INSTALAÇÕES ELÉTRICAS - CASA PNE			
	ENTRADA DE ENERGIA			
	Nº DA FOLHA	REVISÃO	DATA	ESCALA
	01/02	01	FEVEREIRO/2023	1/50
LOCALIZAÇÃO ESTRADA VELHA DA BARRA, S/N FAZENDA REDENÇÃO, BAIRRO UNIVERSIDADE, VITÓRIA DA CONQUISTA-BA	RESPONSÁVEL TÉCNICO PEDRO DURVAL RIZZO ARAÚJO ENG. CIVIL CREA 92.101D-BA			
	REVISÃO	MODIFICAÇÕES	DATA	DESENHO
	00	EMIÇÃO INICIAL	02/02/2023	LUIZ BRASIL
	01	-	17/06/2024	LUIZ BRASIL
DOCUMENTO VELLIRES-INTEL-CASAPNE-PE-01-R01	PROJETO	APROVAÇÃO		
	LUIZ BRASIL	RAFAEL FL.		