




PLANTA BAIXA – ÁGUA FRIA  
ESCALA: 1/50

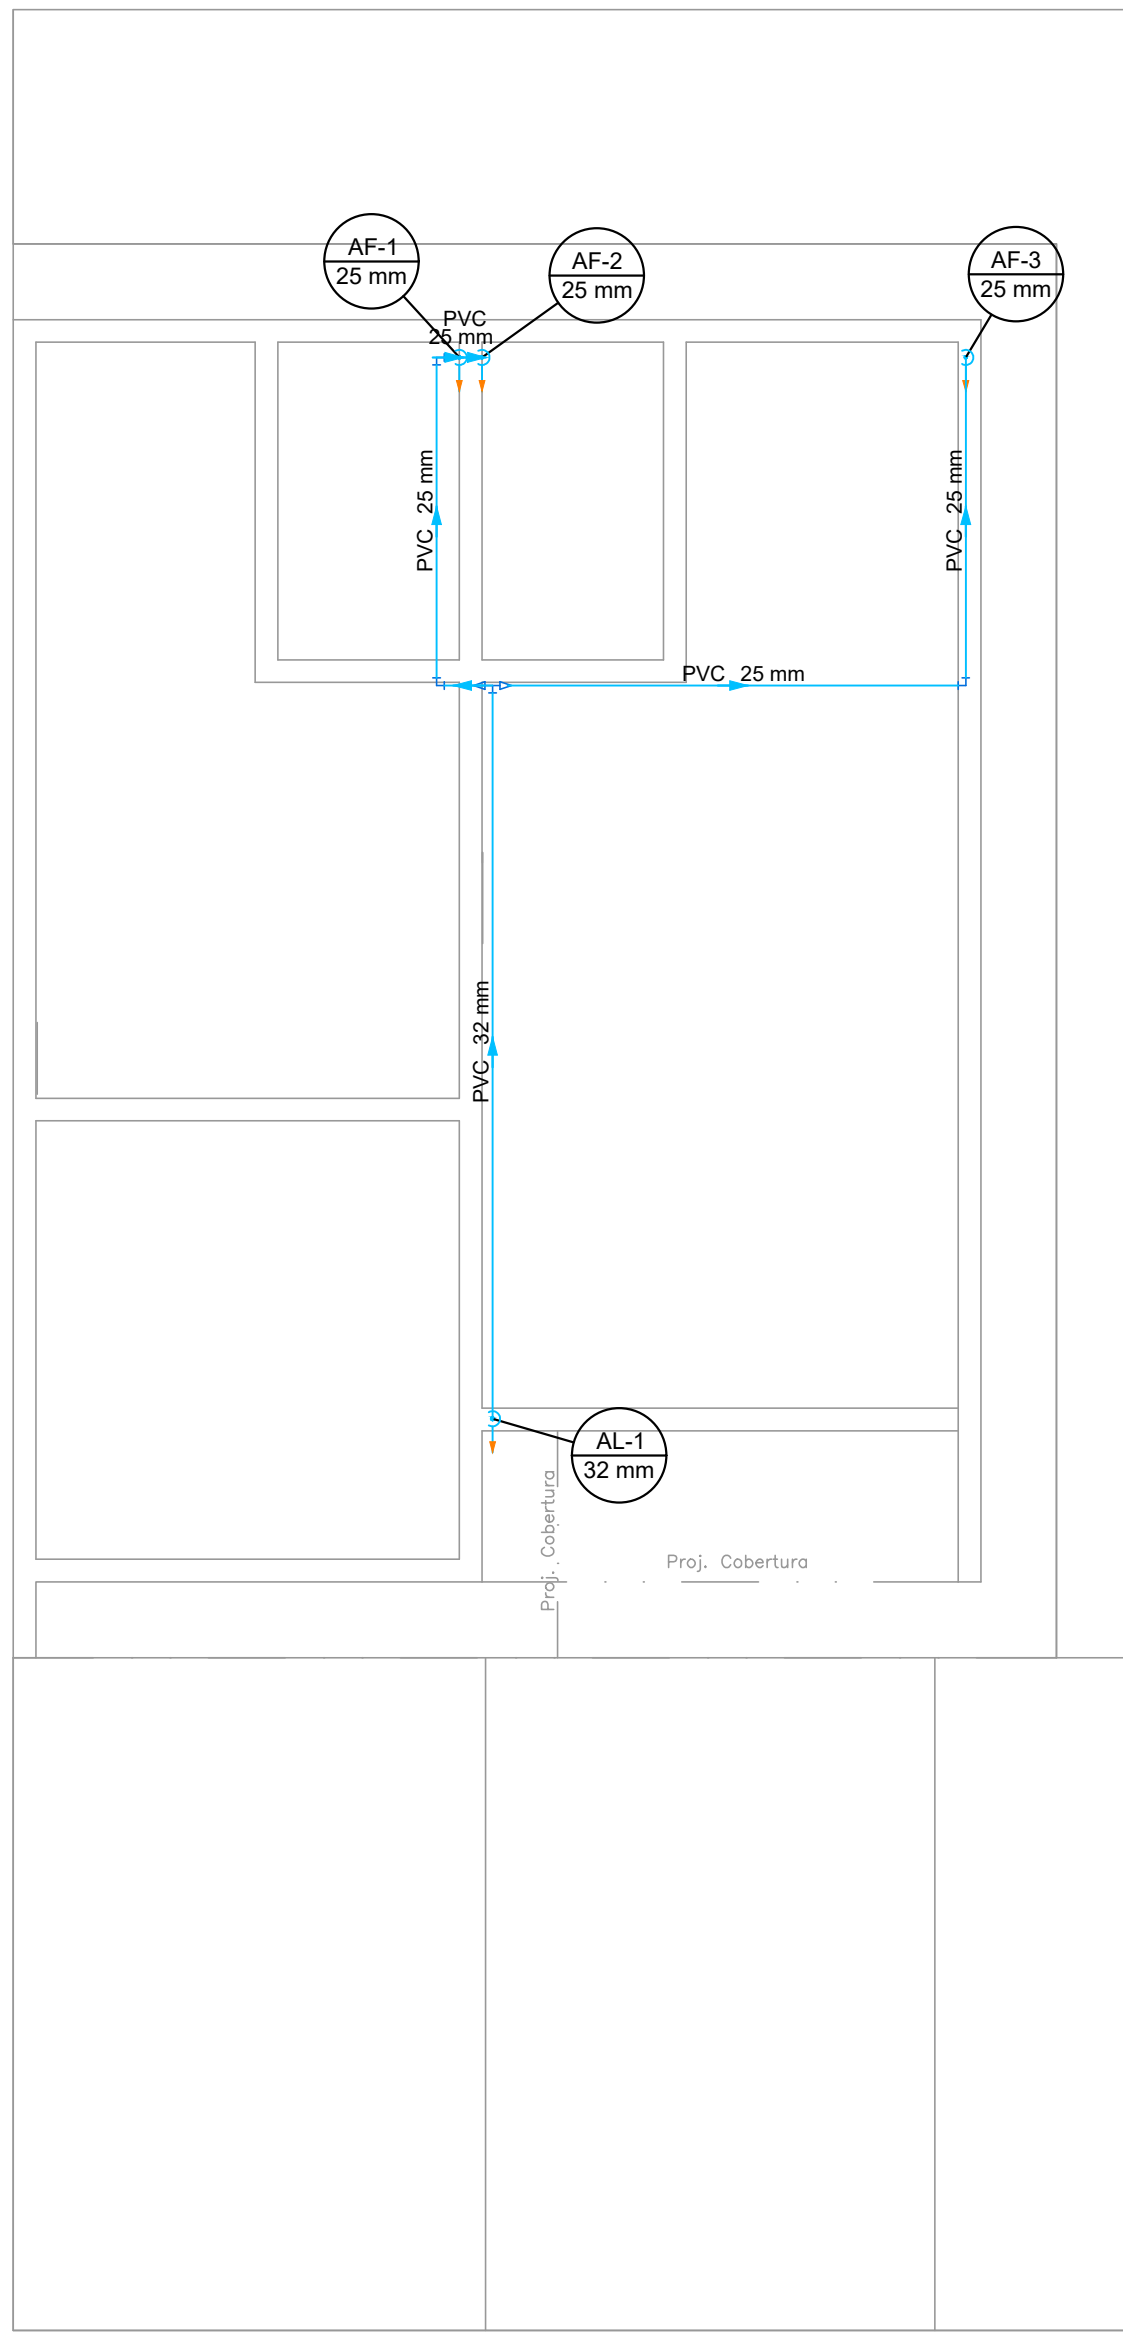


PLANTA BAIXA – BARRILETE  
ESCALA: 1/50

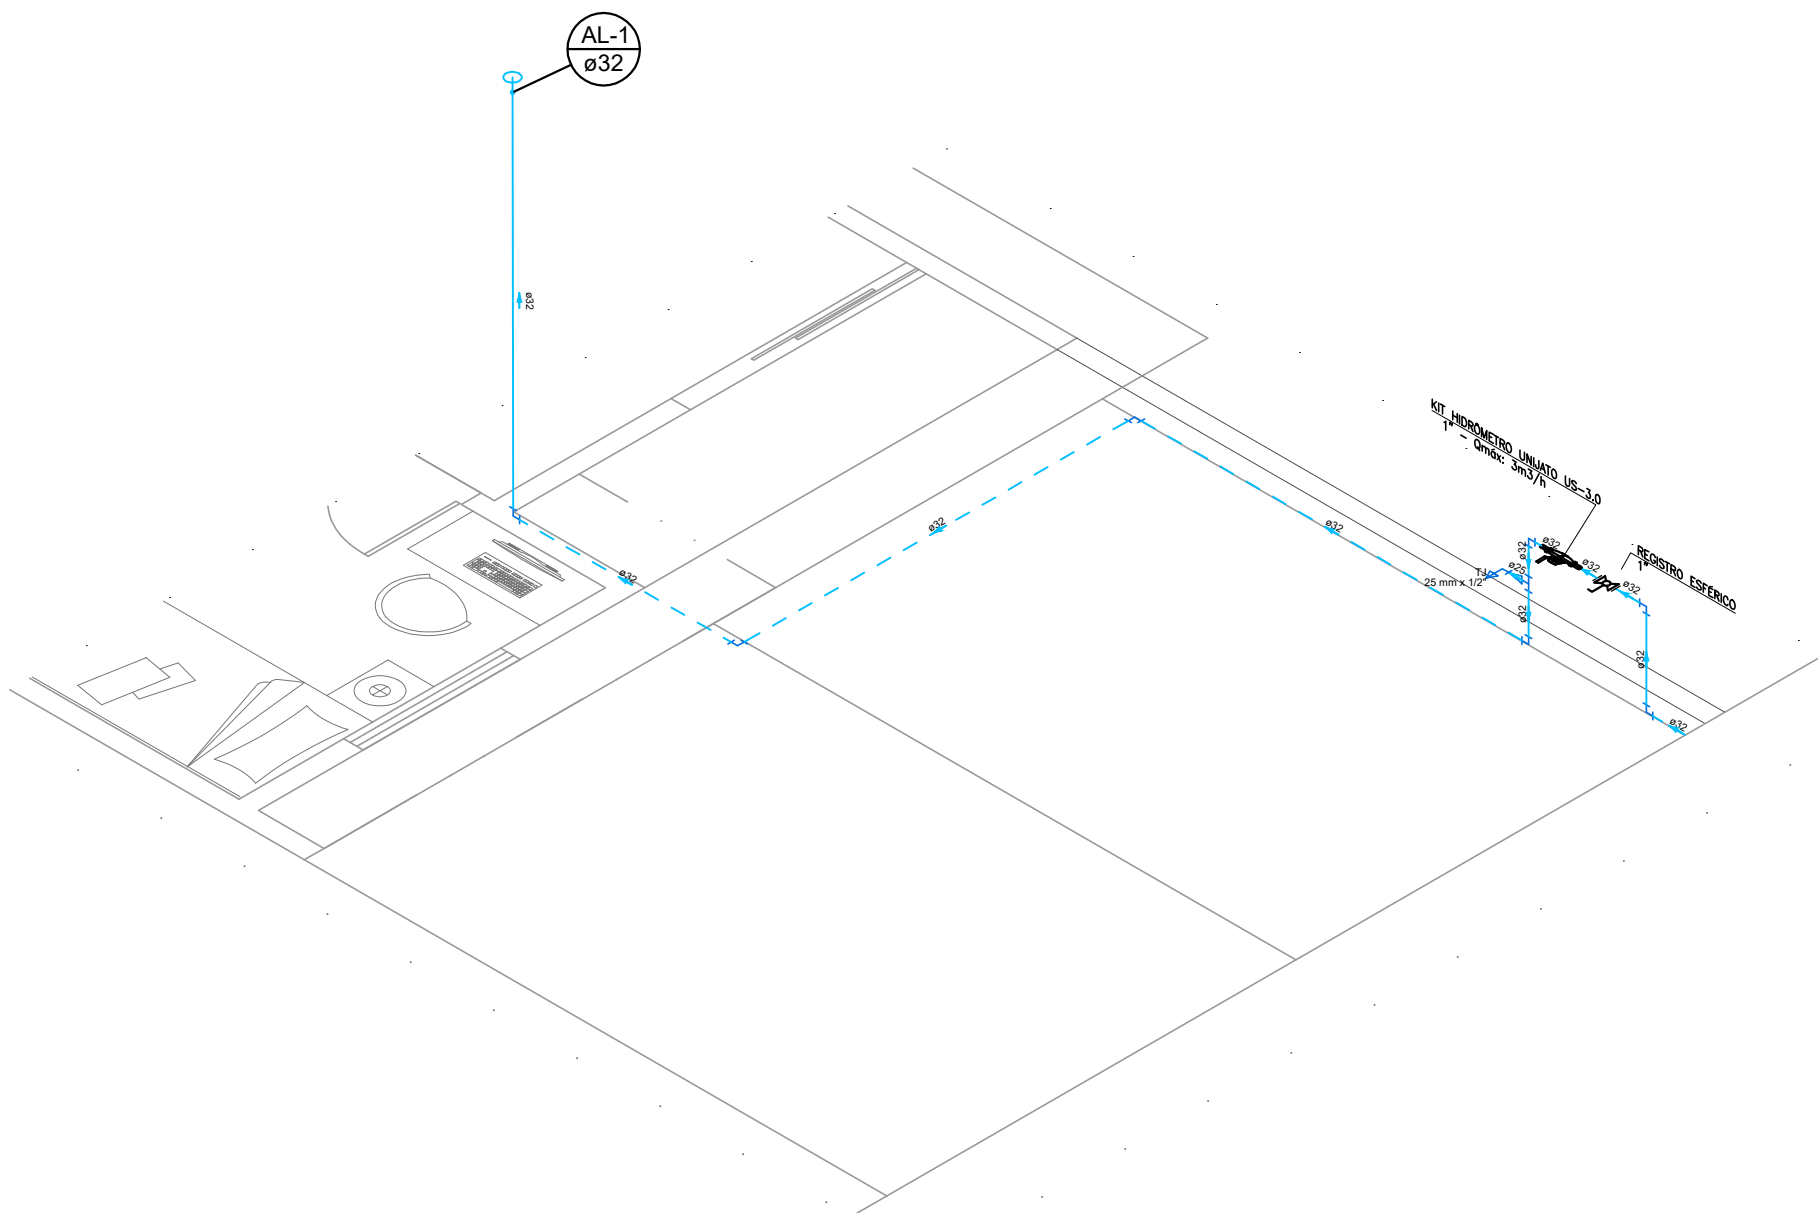


ISOMÉTRICO – ALIMENTAÇÃO  
ESCALA: 1/50

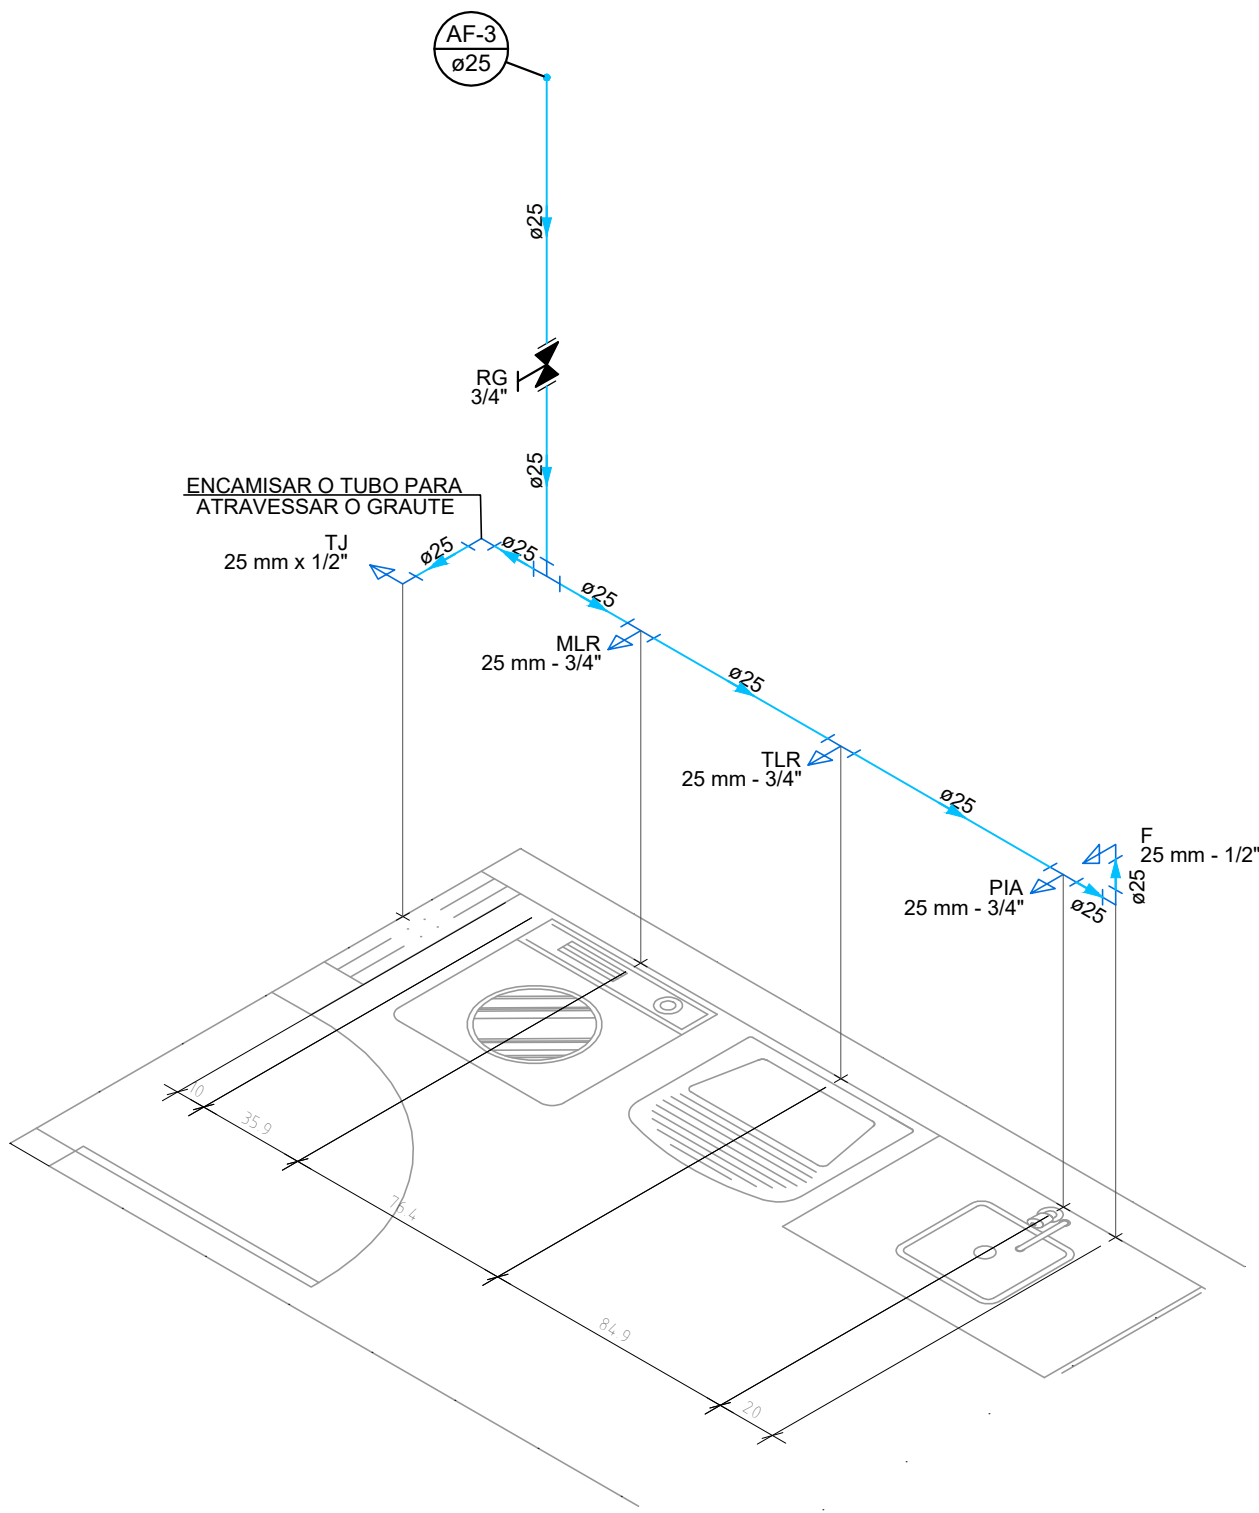


ISOMÉTRICO – COZINHA E A.S.  
ESCALA: 1/25

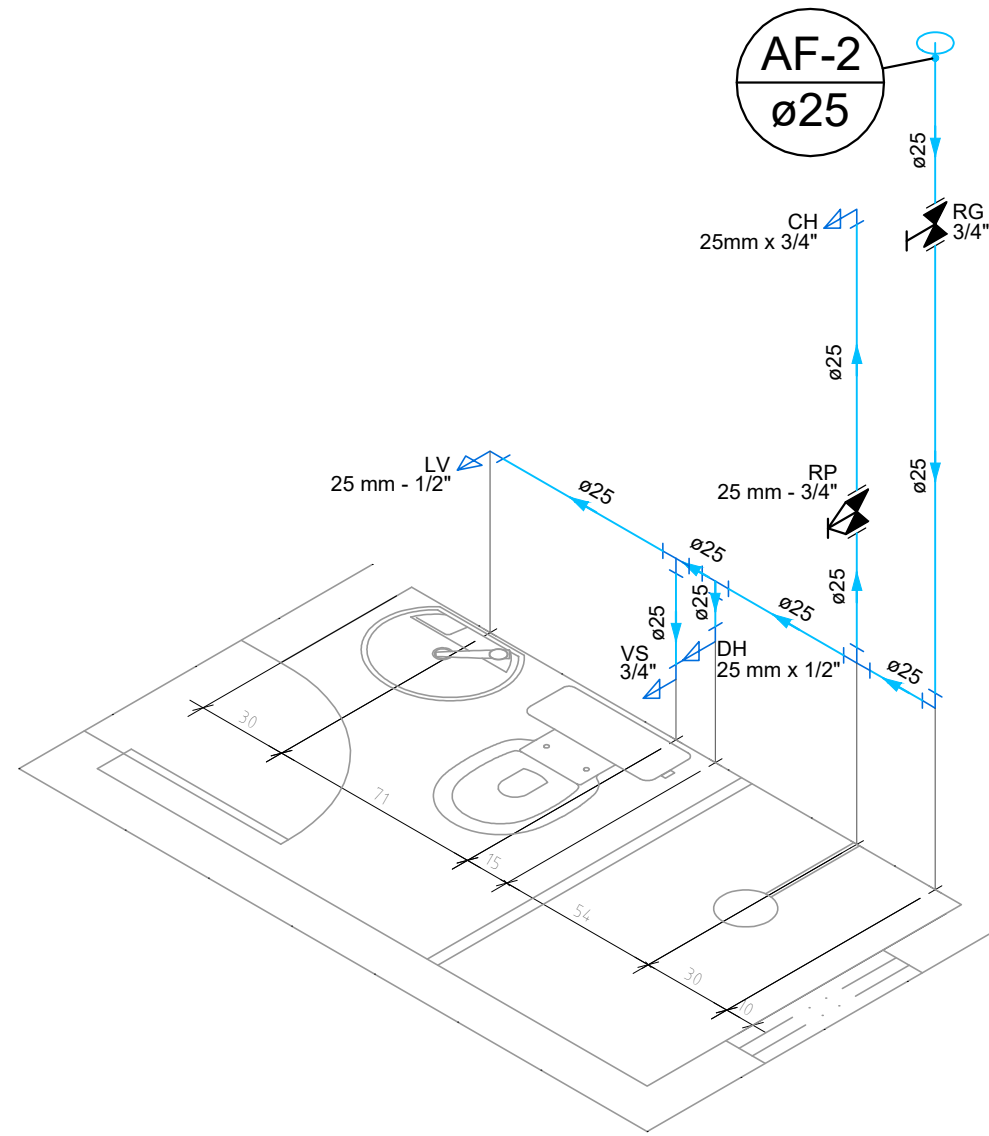


ISOMÉTRICO – BANHEIRO SOCIAL  
ESCALA: 1/25

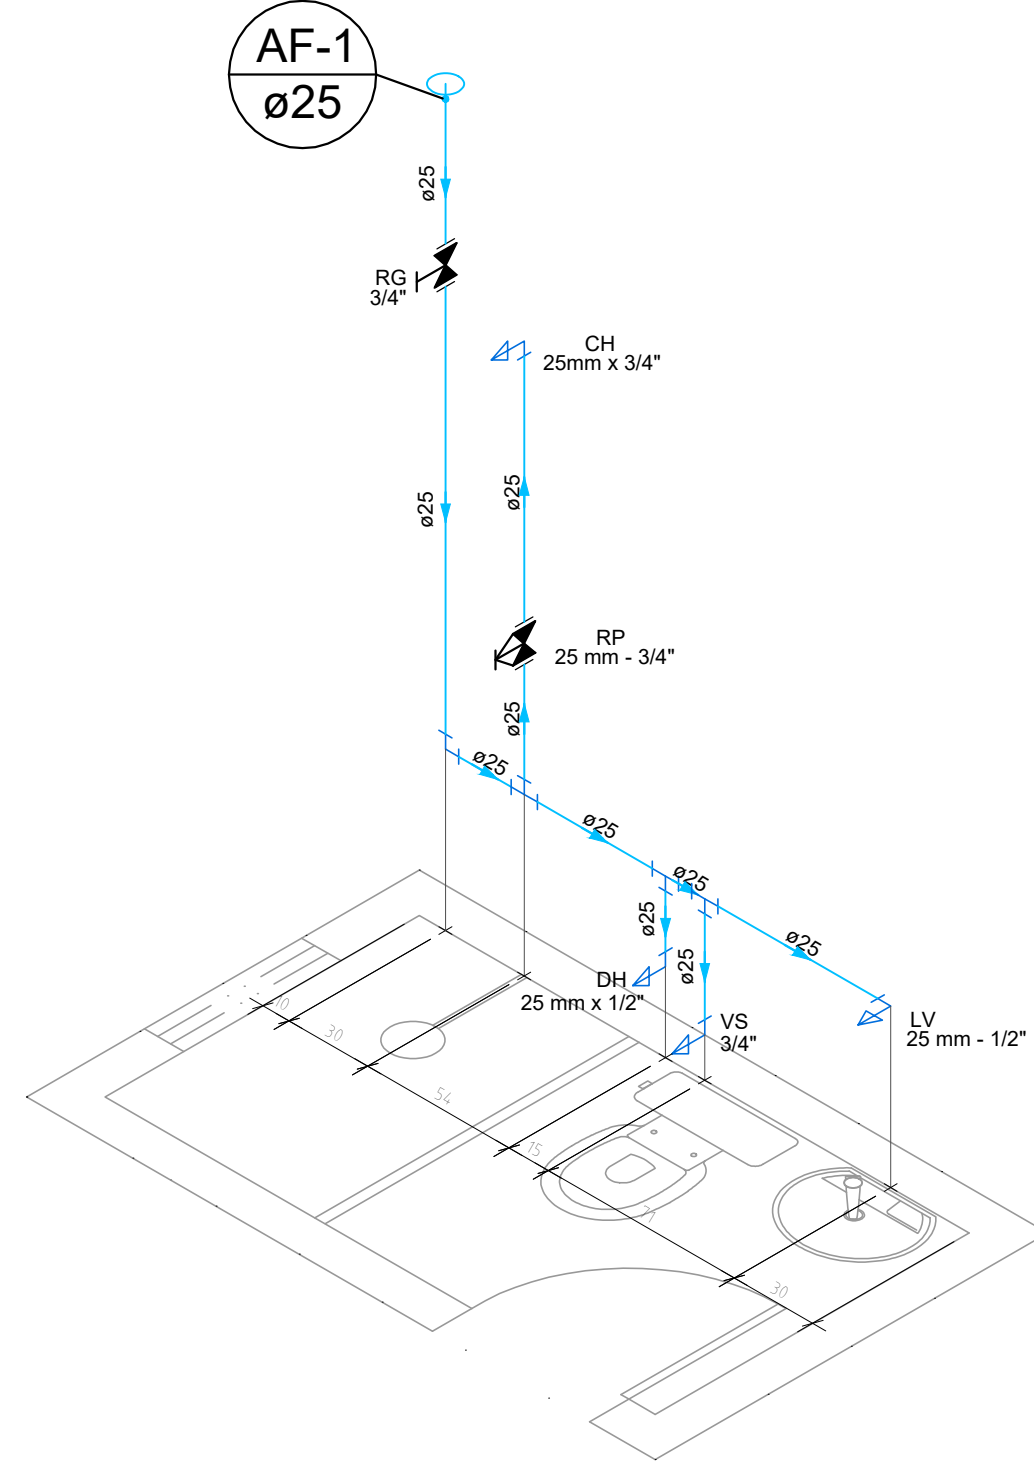


ISOMÉTRICO – BANHEIRO SUÍTE  
ESCALA: 1/25

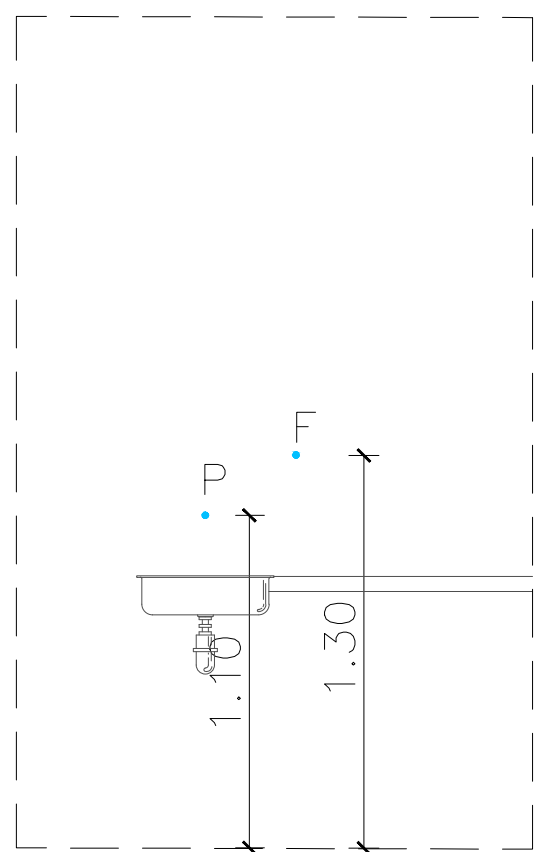

VISTA FRONTAL – COZINHA  
ESCALA: 1/25

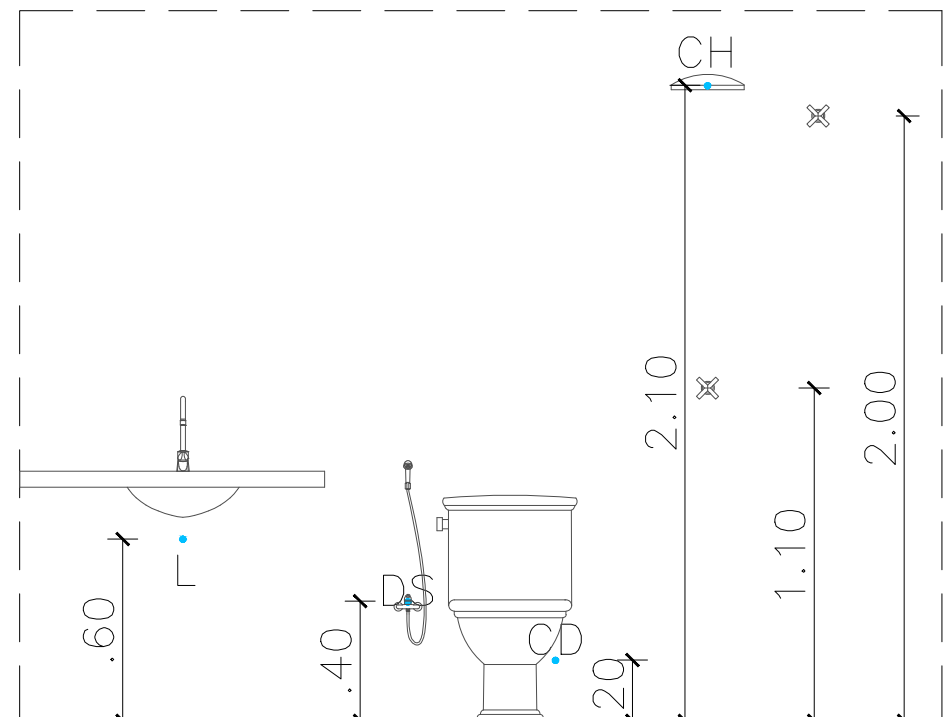

VISTA FRONTAL – BANHEIRO  
ESCALA: 1/25

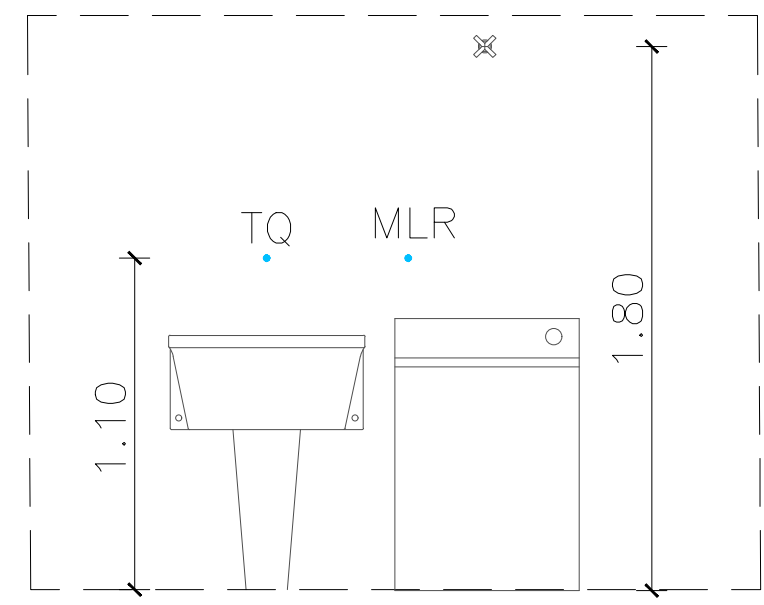

VISTA FRONTAL – ÁREA DE SERVIÇO  
ESCALA: 1/25

Legenda	
	Hidrômetro individual
	Registro de Pressão com PVC soldável
	Registro de gaveta c/canopla cromada c/PVC soldável
	Registro esfera VS compacto soldável

Legenda de condutos	
Água Fria - Tubulação	
Água Fria - Tubulação Enterrada	

PROPRIETÁRIA		VELLI RESIDENCIAL			
CONSTRUTORA E INCORPORADORA		PROJETO HIDROSSANITÁRIO			
VCA Construtora LTDA - ME		PLANTA BAIXA E ISOMÉTRICOS - ÁGUA FRIA - MODELO 2Q			
LOCALIZAÇÃO		101/02	02	JULHO/2023	INDICADO
ESTRADA VELHA DA BARRA, S/N		RESPONSÁVEL TÉCNICO			
FAZENDA REDEZENHA		PEDRO DURVAL RIZZO ARAUJO			
BARRIO UNIVERSIDADE - VITÓRIA DA CONQUISTA BA		ENG. CIVIL CREA 02 10115-BA			
DOCUMENTO		REVISÃO	MODIFICAÇÕES	DATA	DESENHO
VELLIRES-CASA2Q-PE-01-R02		01	EMISSIONAL	14/03/2023	EMILLI M.Q. RAFAEL FL.
		02	-	23/03/2023	EMILLI M.Q. RAFAEL FL.
			-	21/07/2023	EMILLI M.Q. RAFAEL FL.