



PLANTA BAIXA - ESGOTO

ESCALA: 1/50

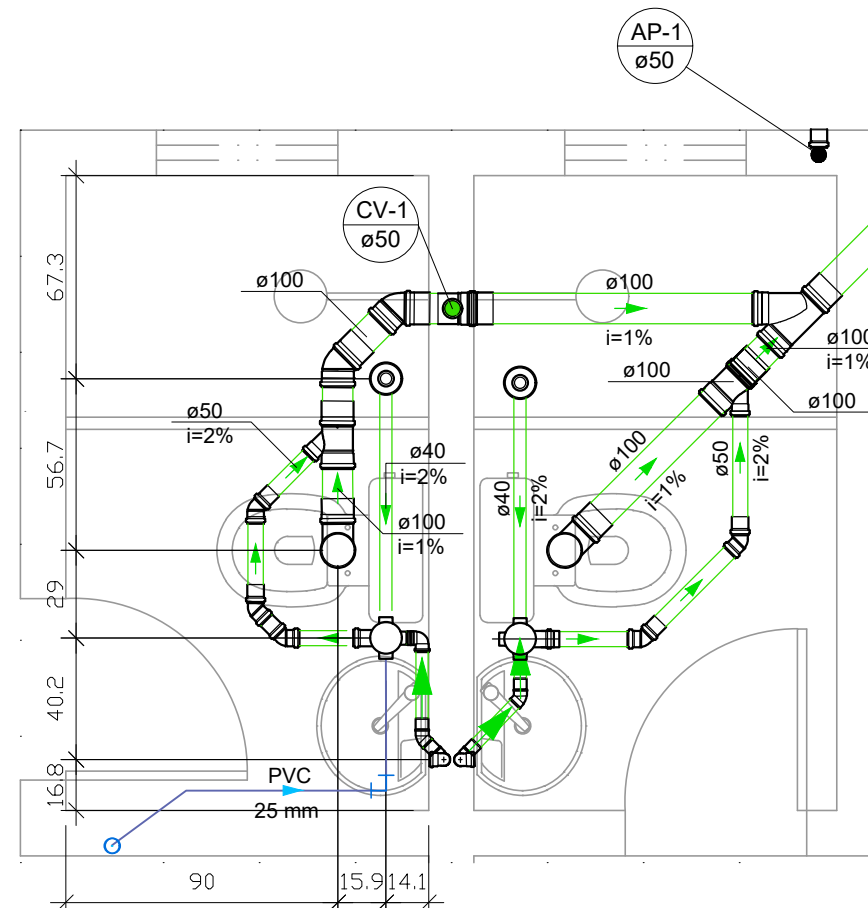

DETALHE - BANHEIROS

ESCALA: 1/25

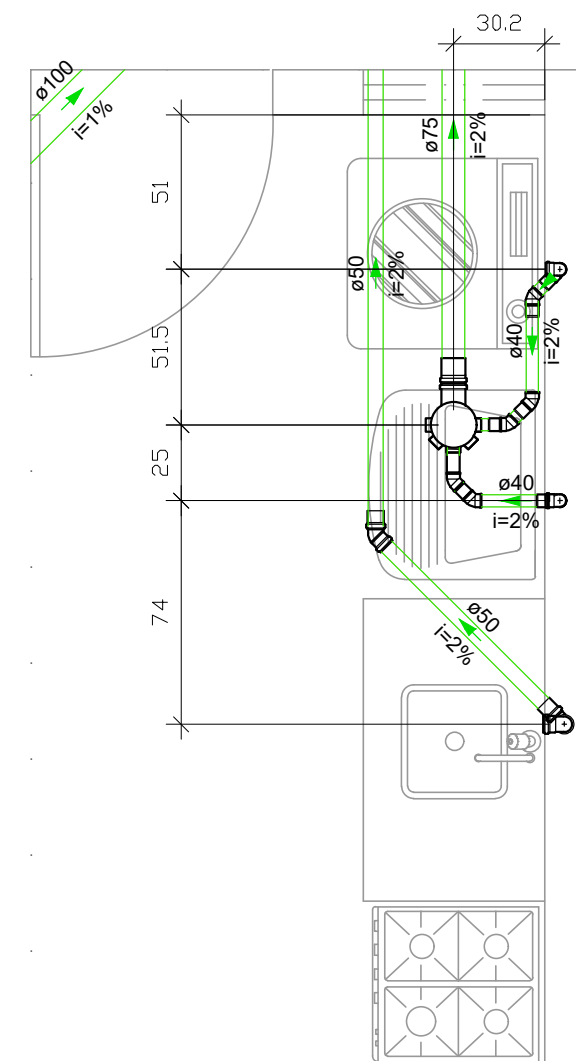

DETALHE - COZINHA

ESCALA: 1/25

Legenda de condutos

Esgoto - Tubulação

Pluvial - Tubulação

LEGENDA:

- | | | | |
|----|-------------------------|----|---------------------|
| CS | CAIXA SIFONADA | L | LAVATÓRIO h:0,60m |
| CG | CAIXA DE GORDURA | RG | REGISTRO DE GAVETA |
| CP | CAIXA DE PASSAGEM | RP | REGISTRO DE PRESSÃO |
| DS | DUCHA SANITÁRIA h:0,40m | TJ | TORNEIRA DE JARDIM |
| CD | CAIXA ACOPLADA h:0,20m | | |

AF
Ø A

COLUNA DE ÁGUA FRIA
(A) DIÂMETRO DA COLUNA

AP
Ø A

COLUNA DE ÁGUAS PLUVIAIS
(A) DIÂMETRO DA COLUNA

CV
Ø A

COLUNA DE VENTILAÇÃO
(A) DIÂMETRO DA COLUNA

PROPRIETÁRIA



VCA Construtora LTDA - ME

LOCALIZAÇÃO
ESTRADA VELHA DA BARRA, S/N
FAZENDA REDENÇÃO
BAIRRO UNIVERSIDADE -
VITÓRIA DA CONQUISTA BA

DOCUMENTO

VELLIRES-CASA2Q-PE-02-R02

VELLI RESIDENCIAL

PROJETO HIDROSSANITÁRIO
PLANTA BAIXA E DETALHES - ESGOTO - MODELO 2Q

Nº DA FOLHA

02/02

REVISÃO

02

DATA

JULHO/2023

ESCALA

INDICADO

RESPONSÁVEL
TÉCNICO

PEDRO DURVAL RIZZO ARAÚJO
ENG. CIVIL
CREA 92.101D-BA

REVISÃO	MODIFICAÇÕES	DATA	DESENHO	PROJETO	APROVAÇÃO
00	EMISSIONAL INICIAL	14/03/2023	EMILLI M.Q.	EMILLI M.Q.	RAFAEL FL.
01	-	23/03/2023	EMILLI M.Q.	EMILLI M.Q.	RAFAEL FL.
02	-	21/07/2023	EMILLI M.Q.	EMILLI M.Q.	RAFAEL FL.