




PLANTA BAIXA — ÁGUA FRIA
ESCALA: 1/50

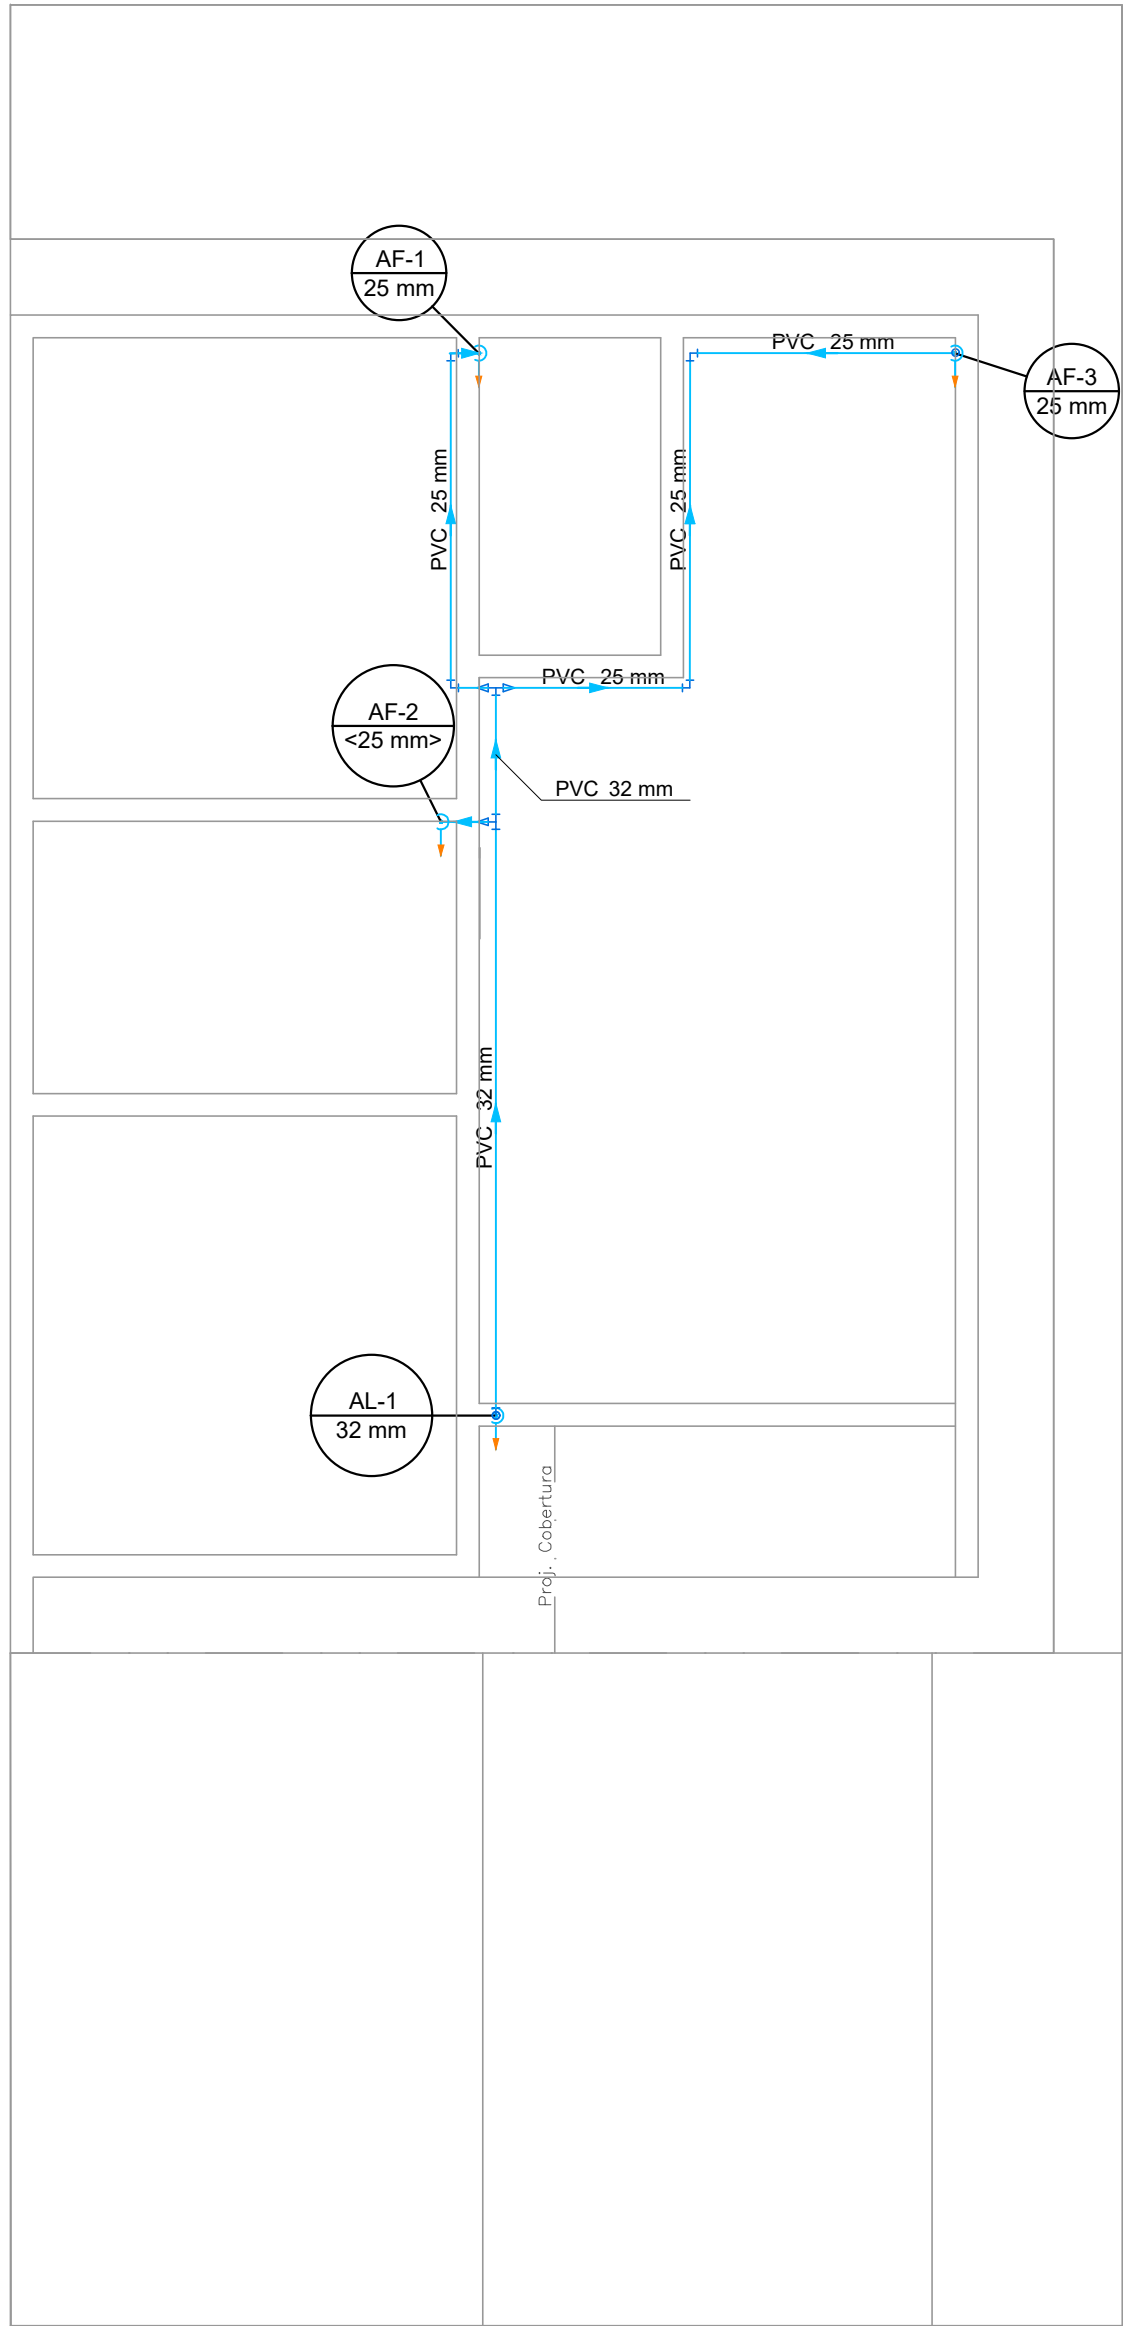


PLANTA BAIXA — BARRILETE
ESCALA: 1/50

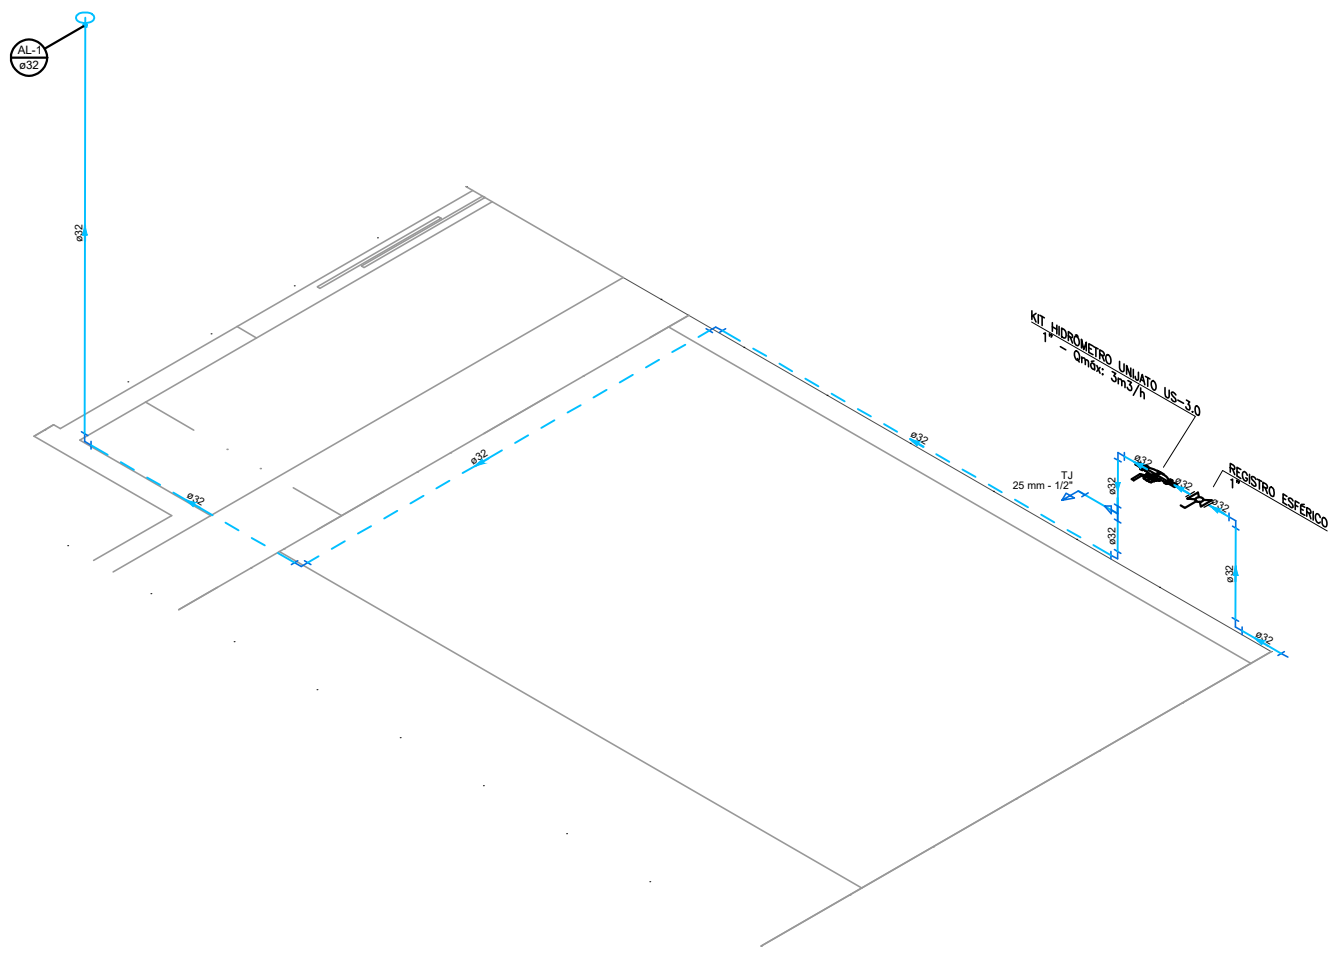


ISOMÉTRICO — ALIMENTAÇÃO
ESCALA: 1/50

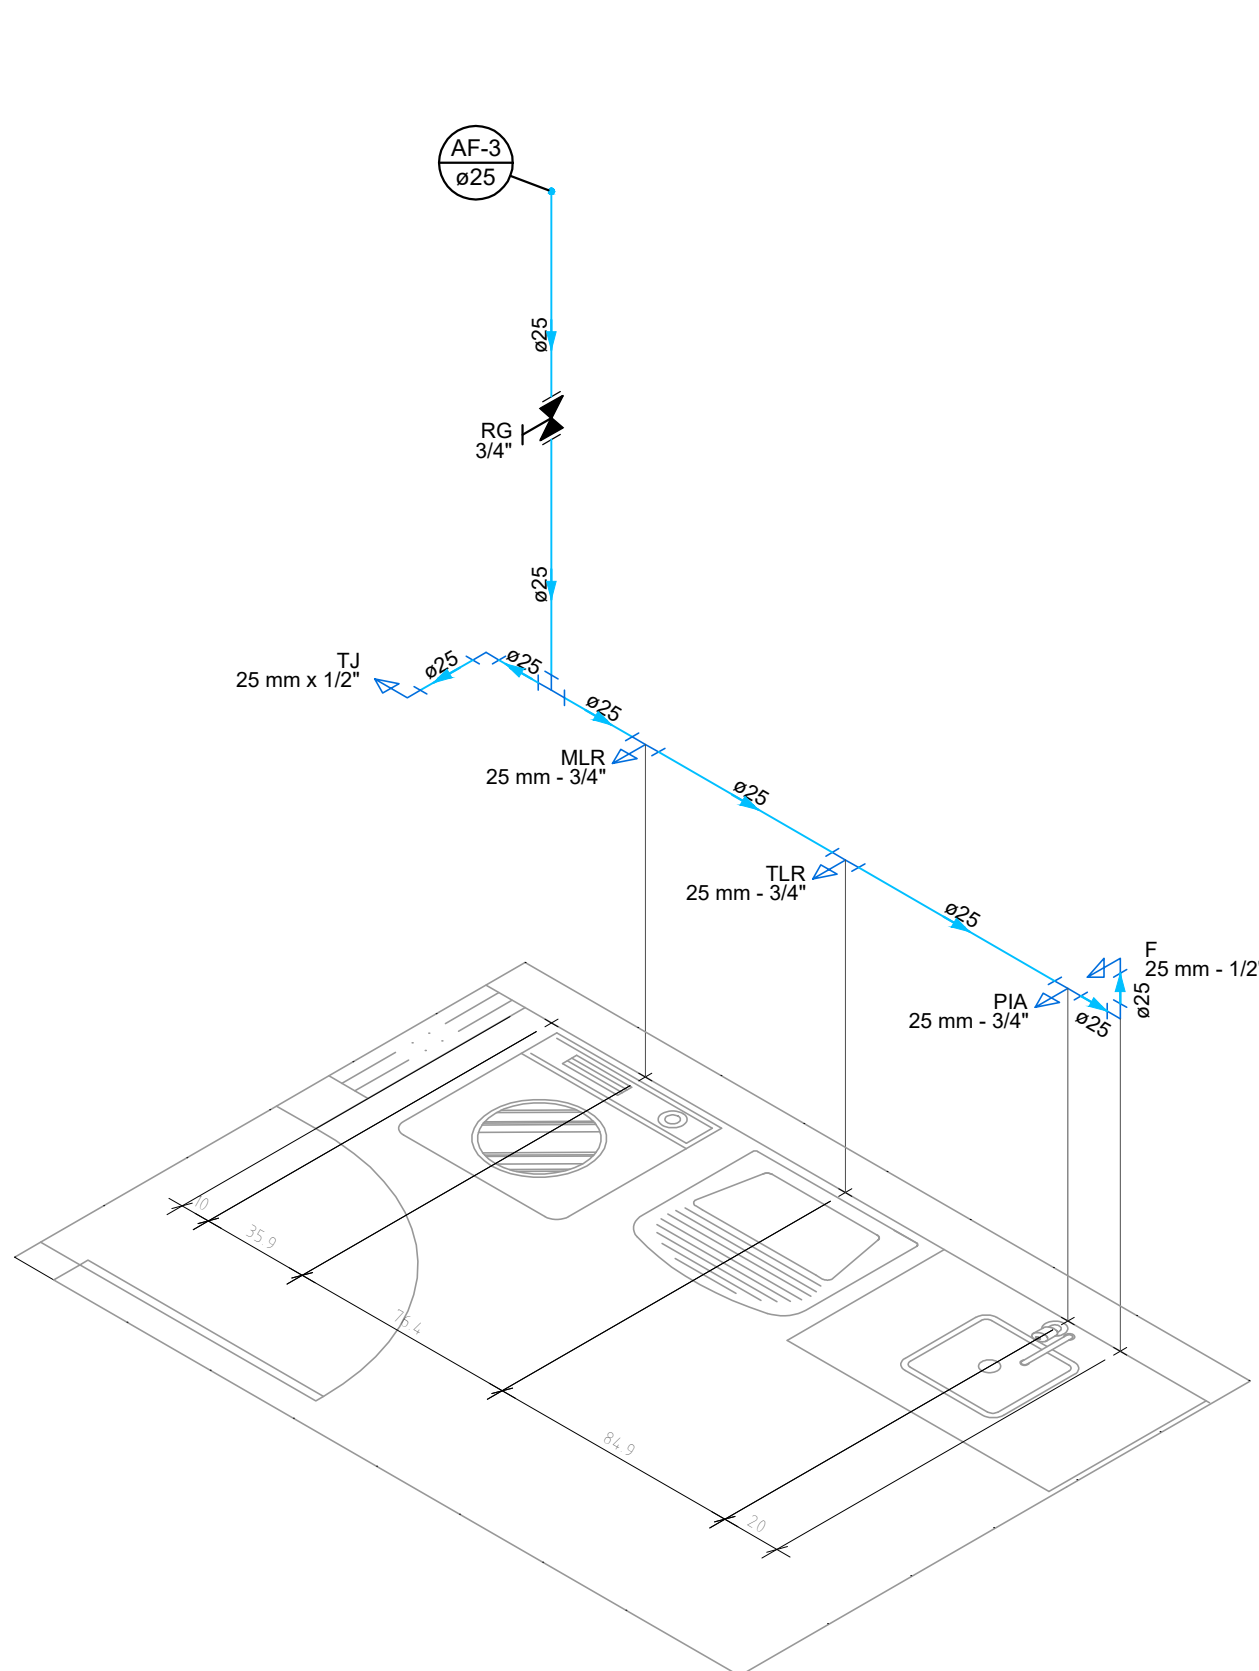


ISOMÉTRICO — COZINHA E A.S.
ESCALA: 1/25

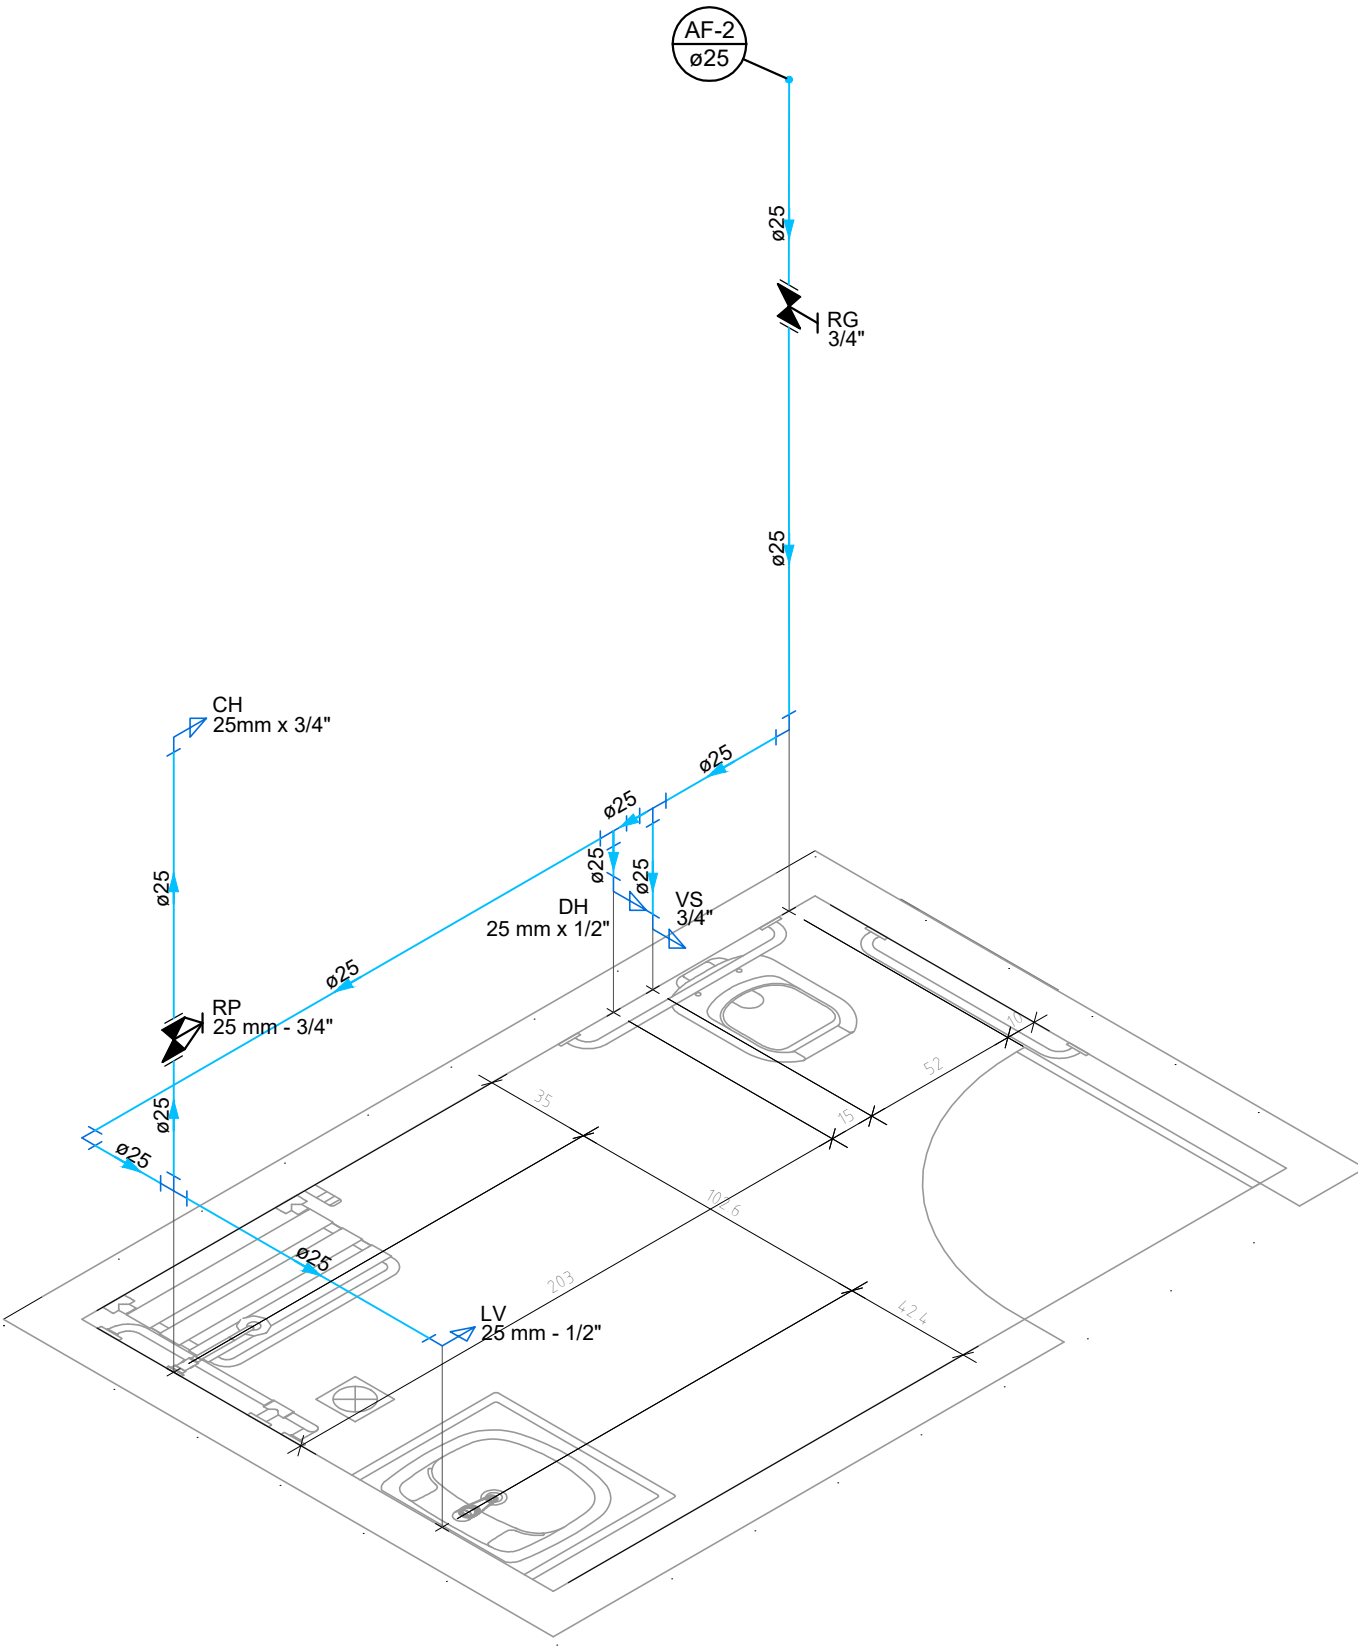


ISOMÉTRICO — BANHEIRO SUÍTE
ESCALA: 1/25

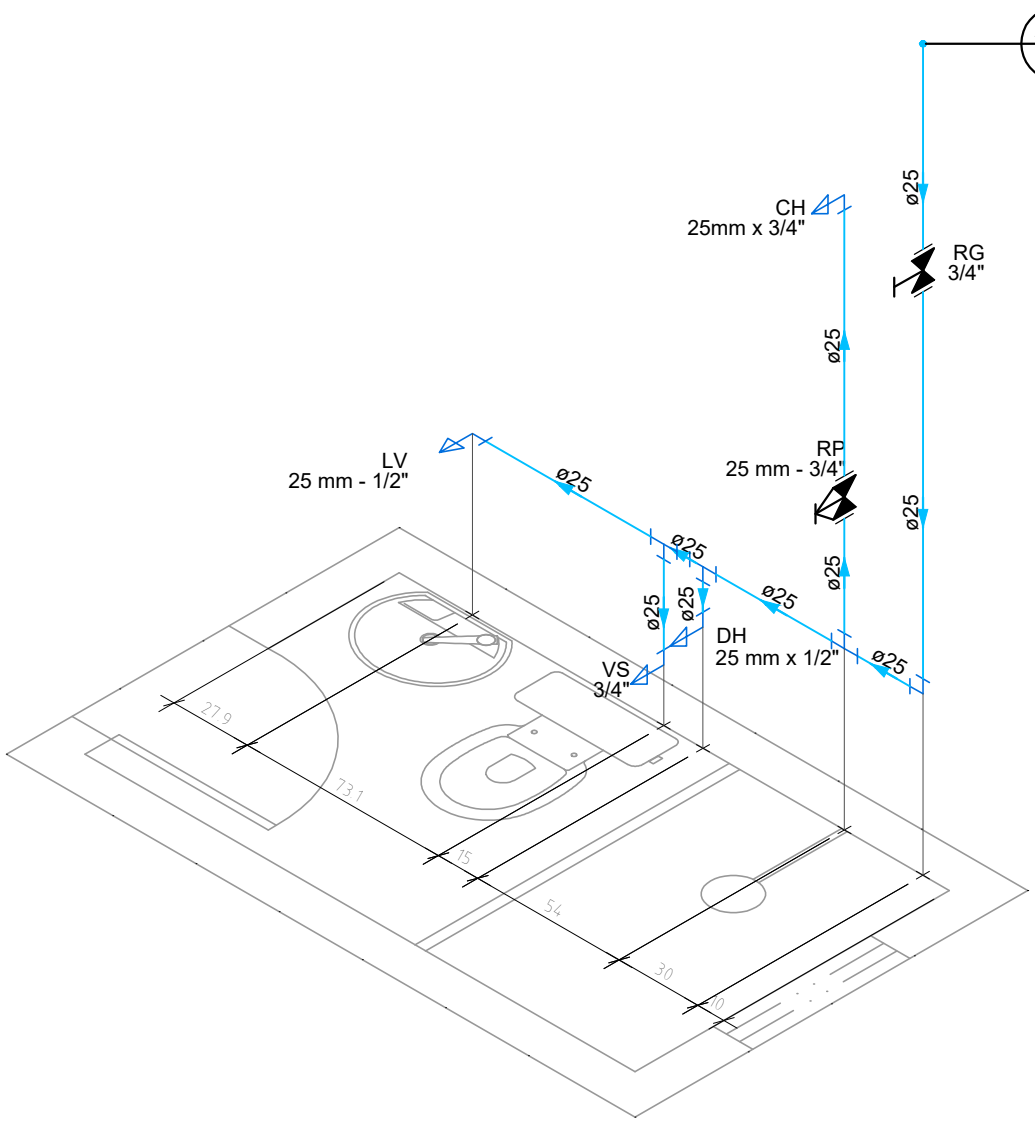


ISOMÉTRICO — BANHEIRO SOCIAL
ESCALA: 1/25

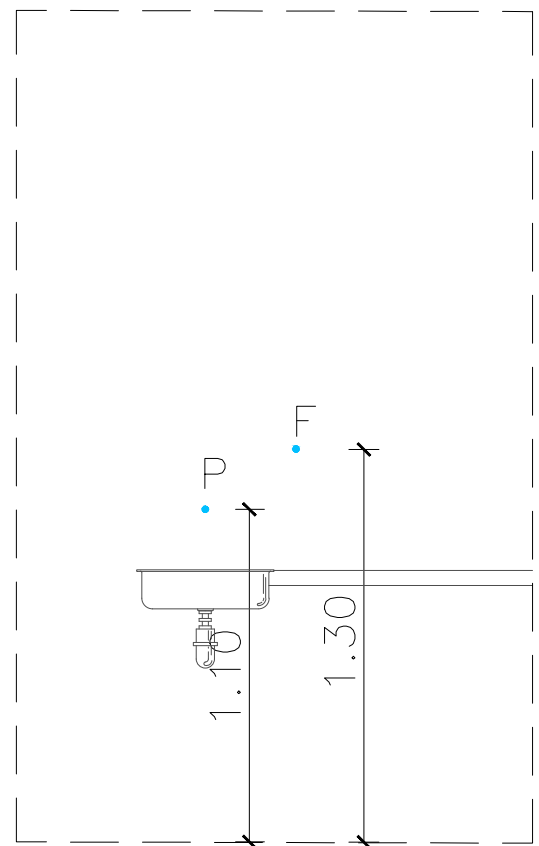

VISTA FRONTAL — COZINHA
ESCALA: 1/25

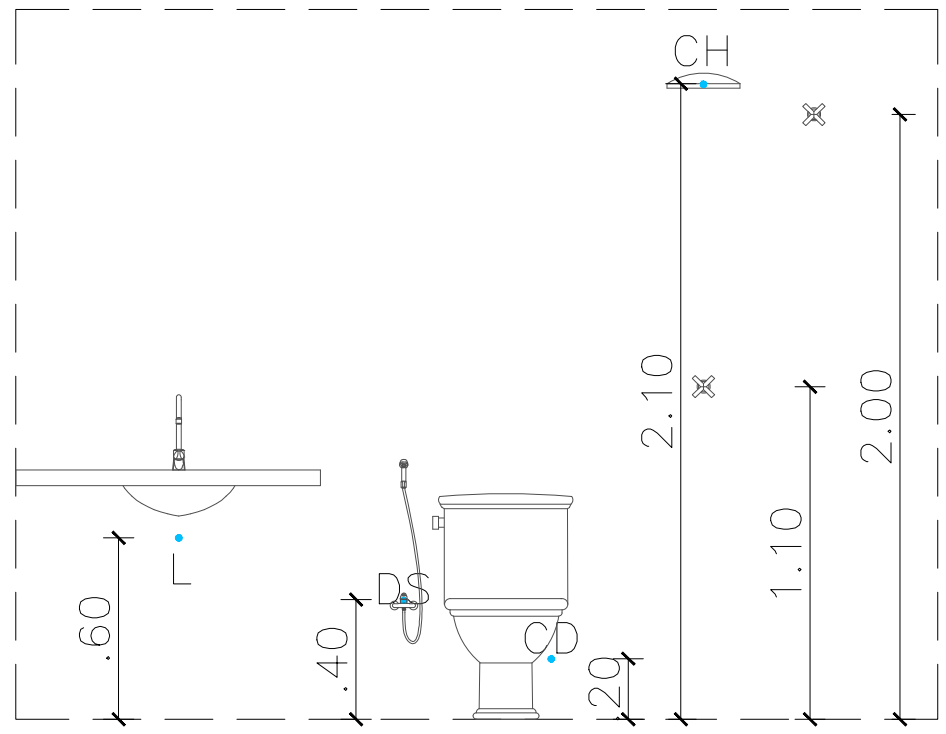

VISTA FRONTAL — BANHEIRO
ESCALA: 1/25

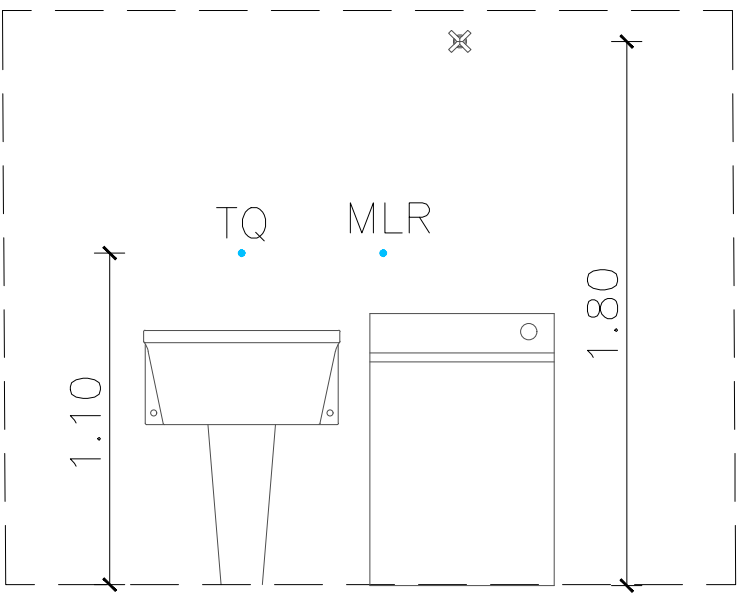

VISTA FRONTAL — ÁREA DE SERVIÇO
ESCALA: 1/25

Legenda	
	Hidrômetro individual
	Registro de Pressão com PVC soldável
	Registro de gaveta c/canopla cromada c/PVC soldável
	Registro esfera VS compacto soldável

Legenda de condutos	
Água Fria - Tubulação	
Água Fria - Tubulação Enterrada	

<div>PROPRIETÁRIA</div> <div></div> <div>VCA Construtora LTDA - ME</div>	VELLI RESIDENCIAL			
	PROJETO HIDROSSANITÁRIO			
	PLANTA BAIXA E ISOMÉTRICOS - MODELO PNE			
	Nº DA FOLHA	REVISÃO	DATA	ESCALA
	01/02	01	MARÇO/2023	INDICADO
LOCALIZAÇÃO	RESPONSÁVEL TÉCNICO			
ESTRADA VELHA DA BARRA, S/N	PEDRO DURVAL RIZZO ARAUJO			
FAZENDA REDEENÇÃO	ENG. CIVIL			
BAIRRO UNIVERSIDADE -	CRIAÇÃO TÉCNICA			
VITÓRIA DA CONQUISTA BA				
DOCUMENTO	REVISÃO	MODIFICAÇÕES	DATA	DESENHO
	01	EMISSIONAL	14/03/2023	EMILLI M.G. RAFAEL F.L.
VELLIRES-CASA2Q-PE-01-R01				