




PLANTA BAIXA – ESGOTO
ESCALA: 1/50

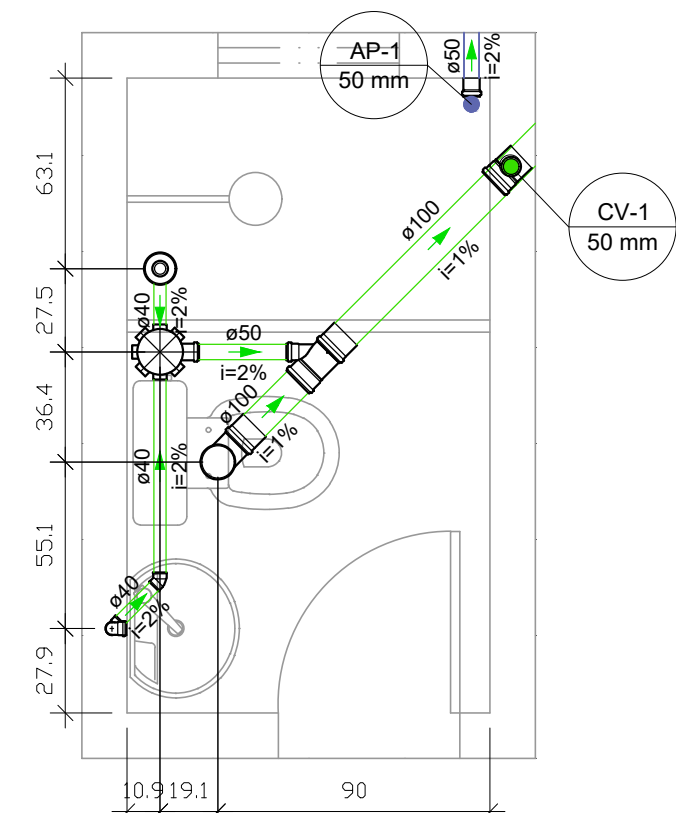

DETALHE – BANHEIRO SOCIAL
ESCALA: 1/25

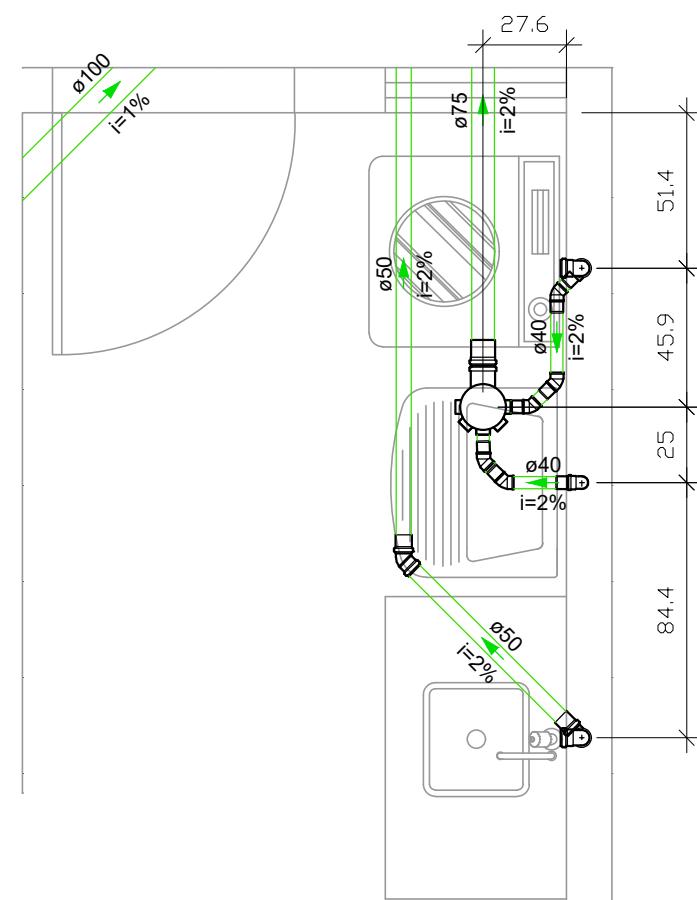

DETALHE – COZINHA
ESCALA: 1/25

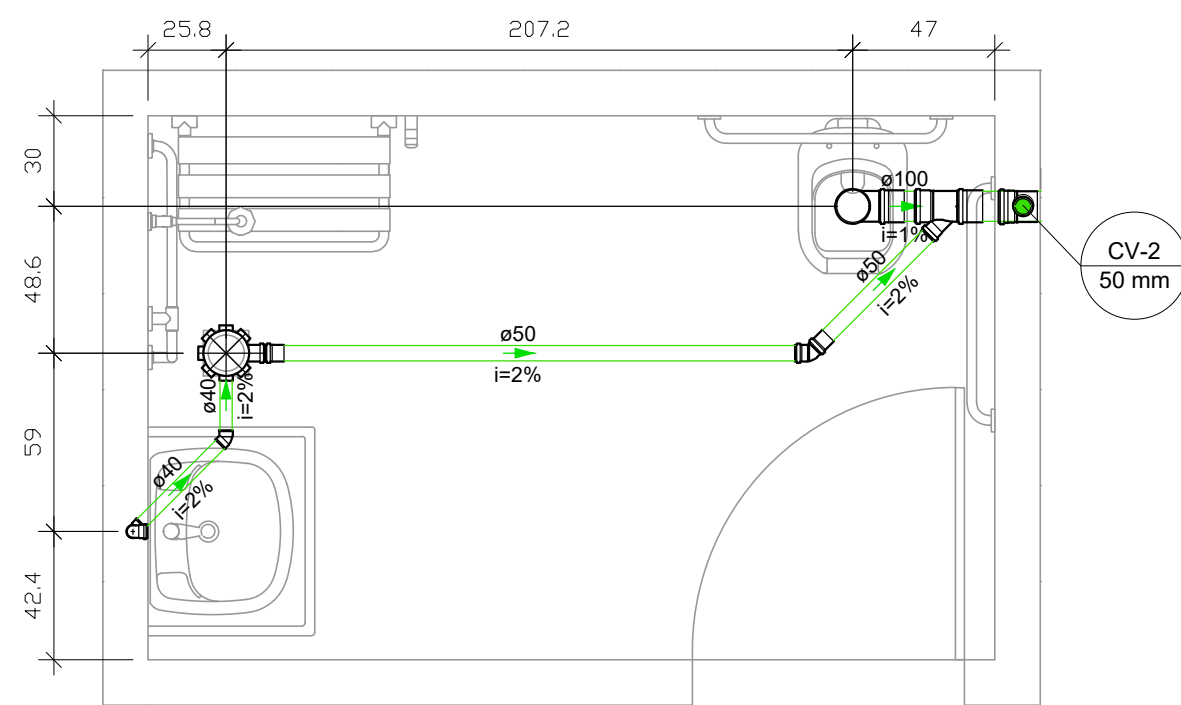

DETALHE – BANHEIRO SUÍTE
ESCALA: 1/25

Legenda de condutos
Esgoto - Tubulação
Pluvial - Tubulação

LEGENDA:

- | | | | | | |
|----|---|-------------------------|----|---|---------------------|
| CS | — | CAIXA SIFONADA | L | — | LAVATÓRIO h:0,60m |
| CG | — | CAIXA DE GORDURA | RG | — | REGISTRO DE GAVETA |
| CP | — | CAIXA DE PASSAGEM | RP | — | REGISTRO DE PRESSÃO |
| DS | — | DUCHA SANITÁRIA h:0,40m | TJ | — | TORNEIRA DE JARDIM |
| CD | — | CAIXA ACOPLADA h:0,20m | | | |

AF
Ø A

COLUNA DE ÁGUA FRIA
(A) DIÂMETRO DA COLUNA

AP
Ø A

COLUNA DE ÁGUAS PLUVIAIS
(A) DIÂMETRO DA COLUNA

CV
Ø A

COLUNA DE VENTILAÇÃO
(A) DIÂMETRO DA COLUNA

PROPRIETÁRIA	VELLI RESIDENCIAL				
	PROJETO HIDROSSANITÁRIO				
LOCALIZAÇÃO	PLANTA BAIXA E DETALHES - MODELO PNE				
	Nº DA FOLHA	REVISÃO	DATA	ESCALA	
DOCUMENTO	02/02	01	MARÇO/2023	INDICADO	
	RESPONSÁVEL TÉCNICO PEDRO DURVAL RIZZO ARAÚJO				
	REVISÃO				
	MODIFICAÇÕES				
VELLIRES-CASA2Q-PE-02-R01	00	EMISSIONAL	14/03/2023	EMILLI M.Q.	RAFAEL FL.
	01	-	24/03/2023	EMILLI M.Q.	RAFAEL FL.